



# 青木多目的研修センターほか 1 施設照明設備改修工事



 
 








図面番号	図面名称	縮尺
E-00	表紙・図面リスト	N・S
E-01	電気設備改修工事特記仕様書	N・S
E-101	青木多目的研修センター 案内図・配置図	1/500
E-102	青木多目的研修センター 照明器具姿図【改修前】	N・S
E-103	青木多目的研修センター 電灯設備図【改修前】	1/100
E-104	青木多目的研修センター 照明器具参考姿図【改修後】	N・S
E-105	青木多目的研修センター 電灯設備図【改修後】	1/100
E-201	しらさぎ台コミュニティセンター 案内図	N・S
E-202	しらさぎ台コミュニティセンター 配置図	1/250
E-203	しらさぎ台コミュニティセンター 照明器具姿図【改修前】	N・S
E-204	しらさぎ台コミュニティセンター 電灯設備図【改修前】	1/100
E-205	しらさぎ台コミュニティセンター 照明器具姿図【改修後】	N・S
E-206	しらさぎ台コミュニティセンター 電灯設備図【改修後】	1/100

本図面の縮尺はA2サイズを標準としています。A3サイズに印刷の場合は約71%に寸法が縮小されます。




 
 
 









		鈴 木 建 築 設 計 事 務 所	石 巻 市 建 設 部 建 築 課	工 事 名	青木多目的研修センターほか1施設照明設備改修工事			備 考		図面番号  E-00
		一級建築士事務所 宮城県知事 第24310185号		図 面 名	表紙・図面リスト	縮尺	N・S			
		管理建築士 鈴木 哲 一級建築士 第374569号		設備等その他の資格者	設計年月日	令和7年8月				

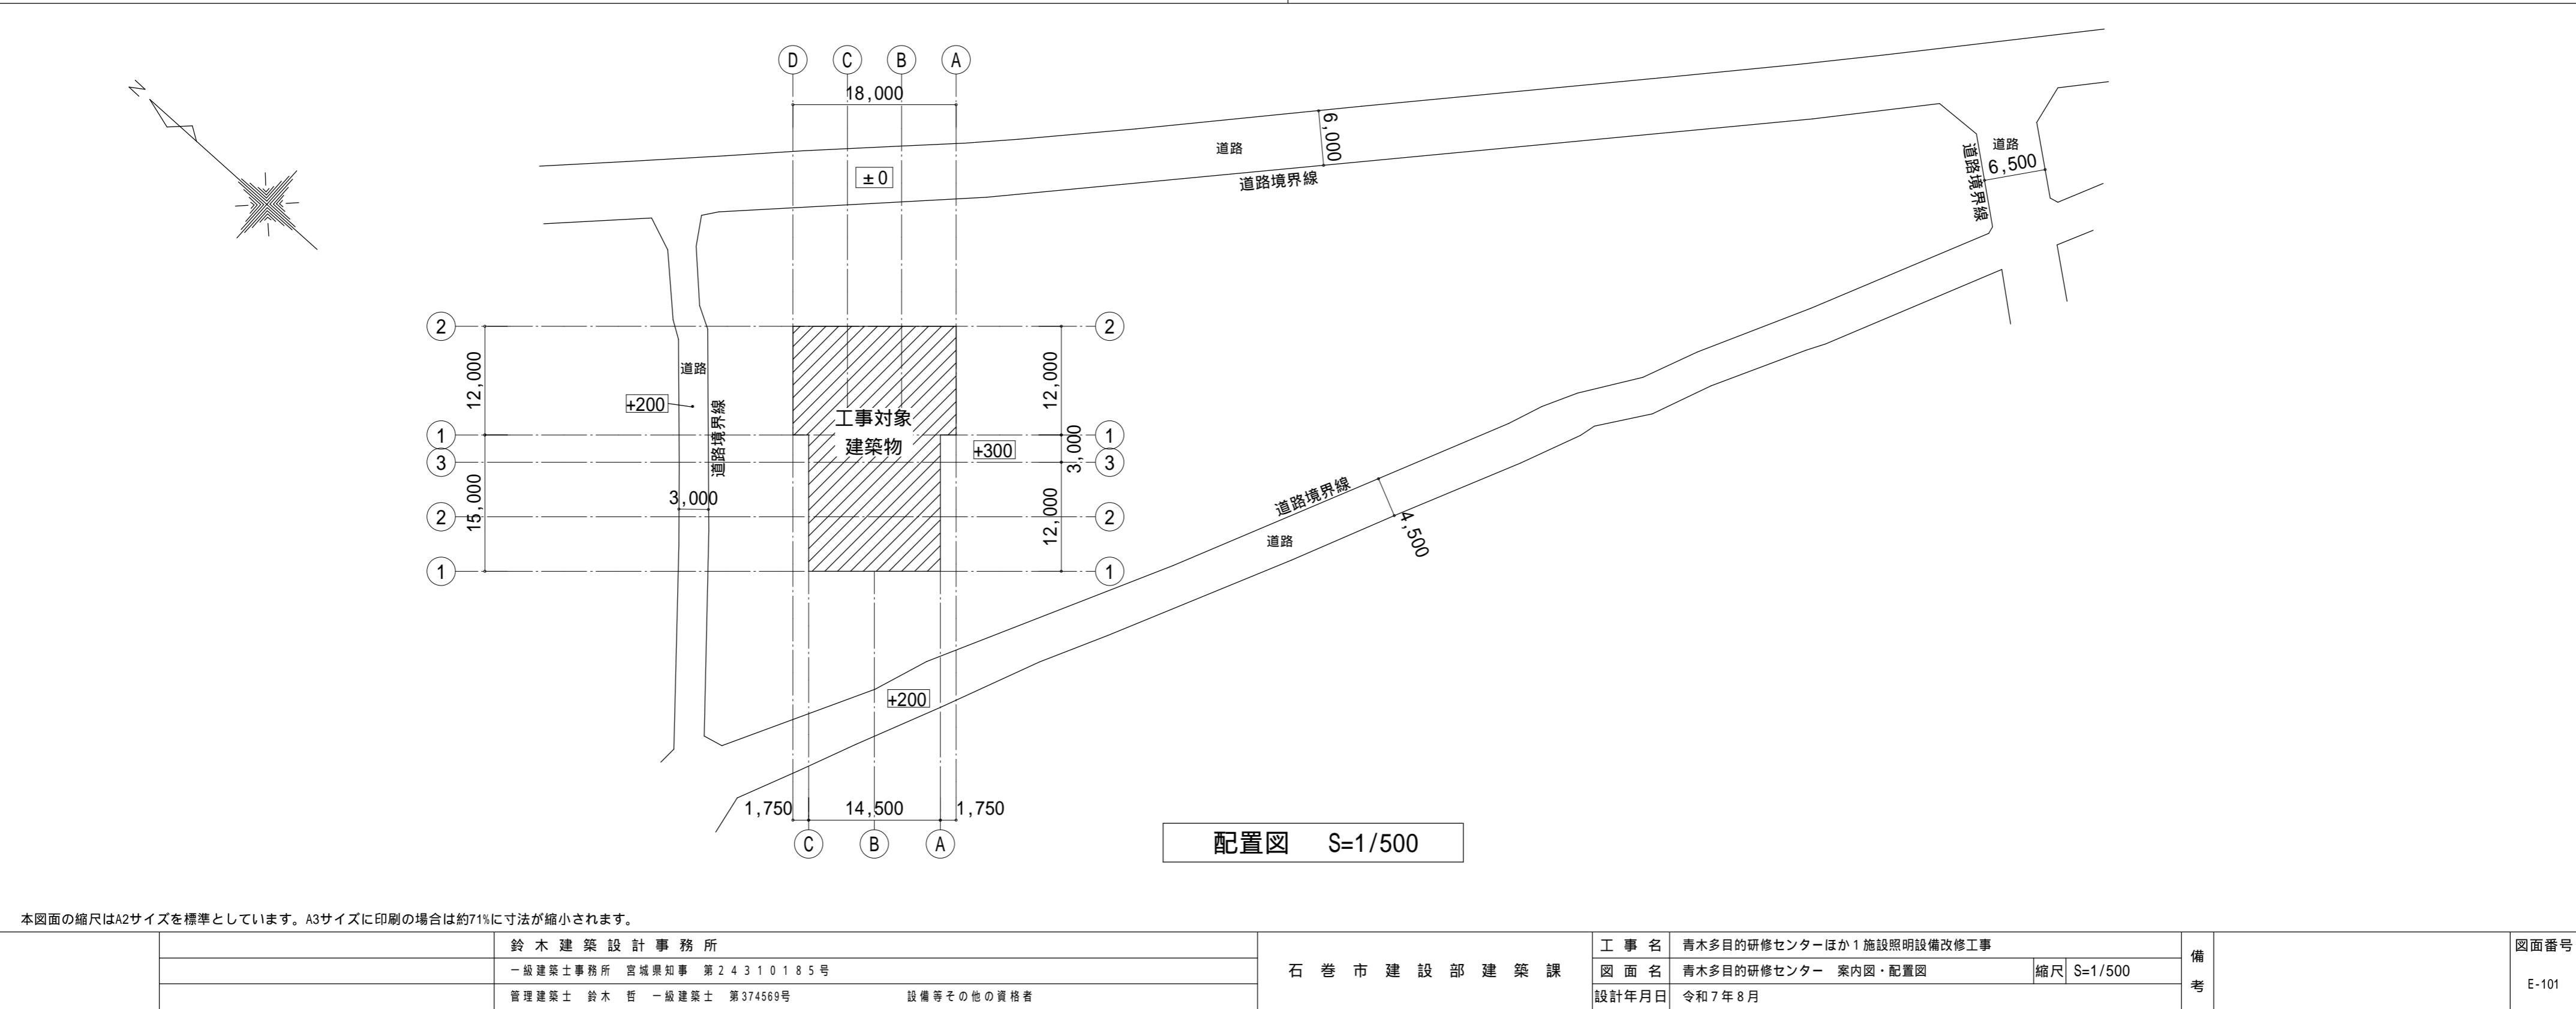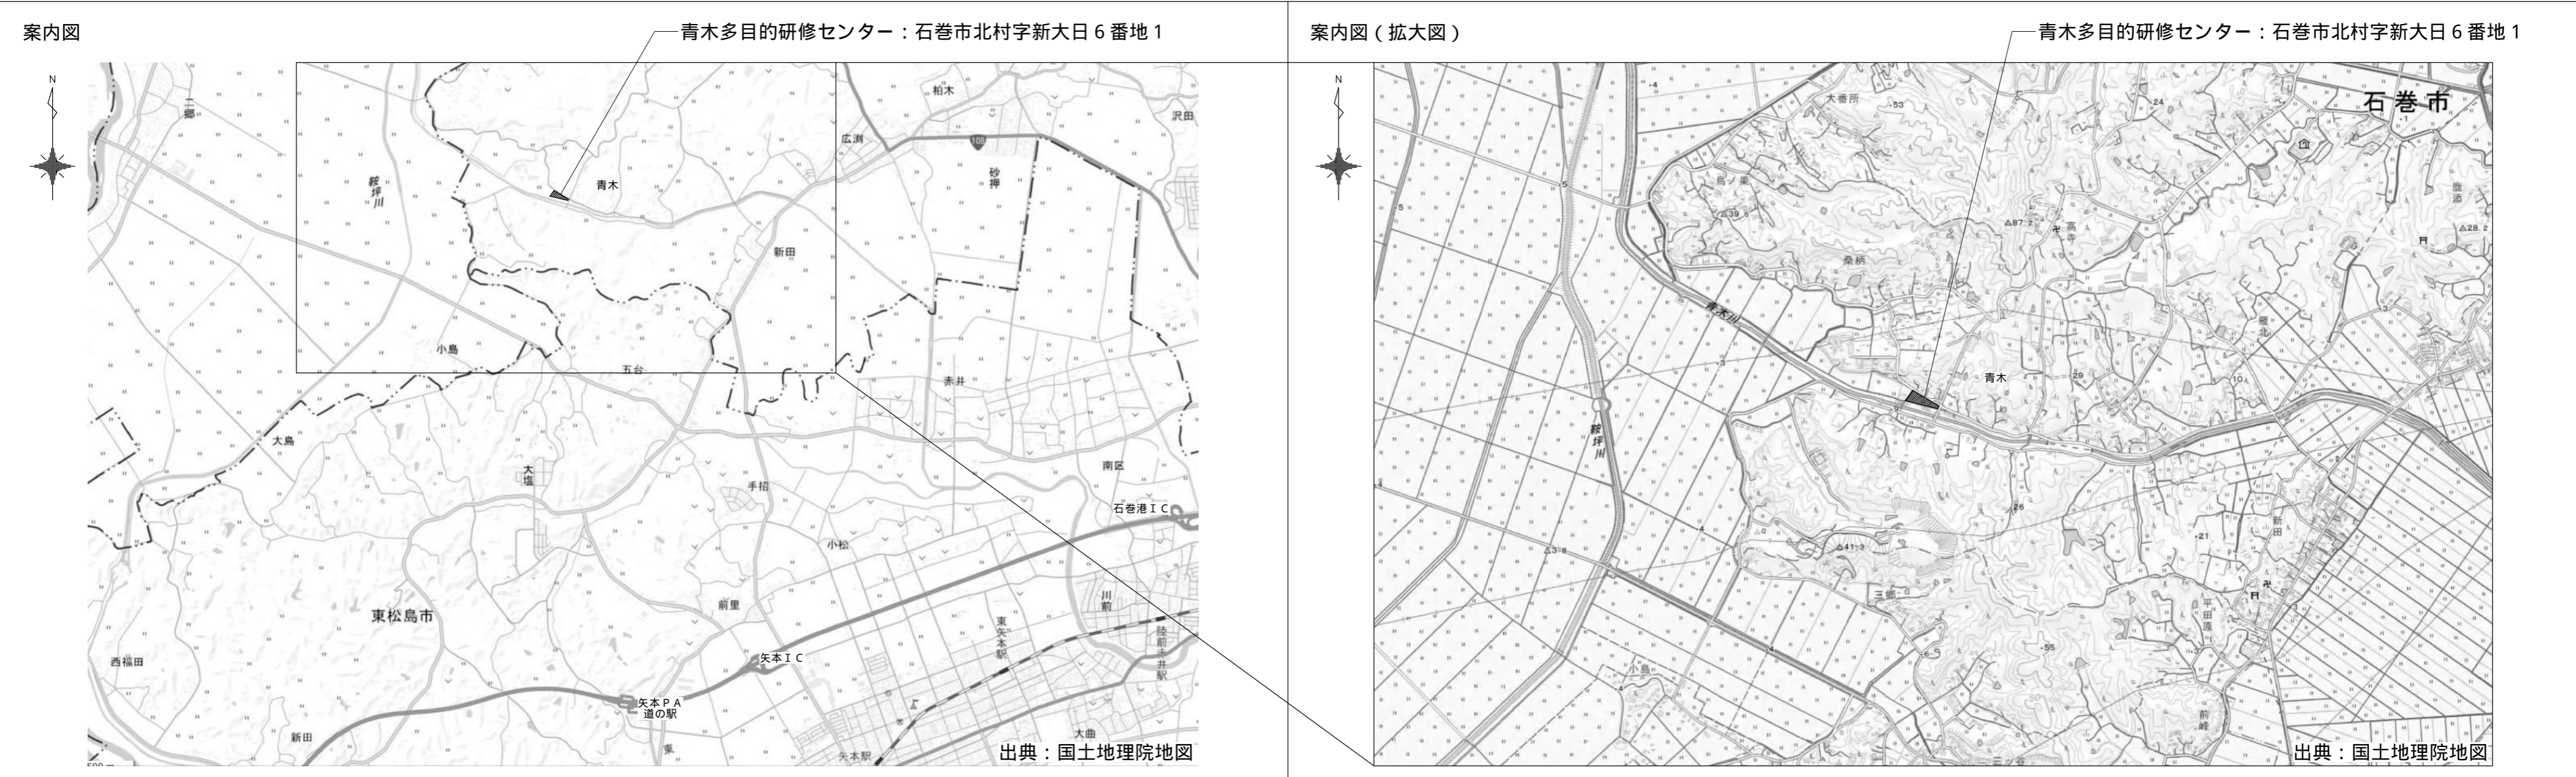

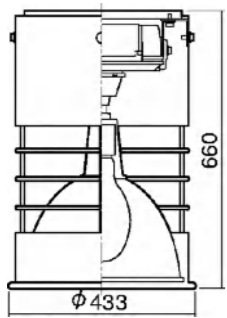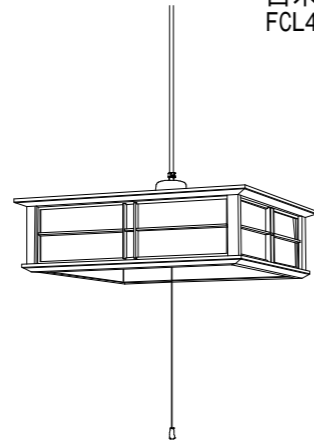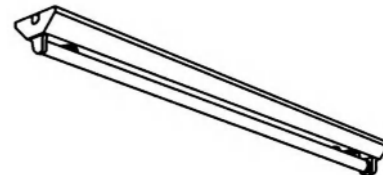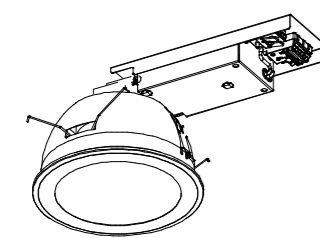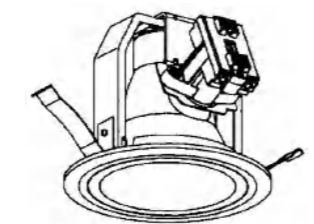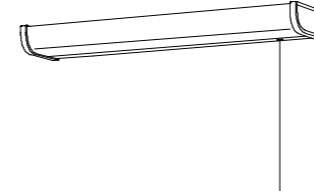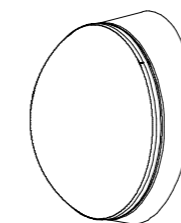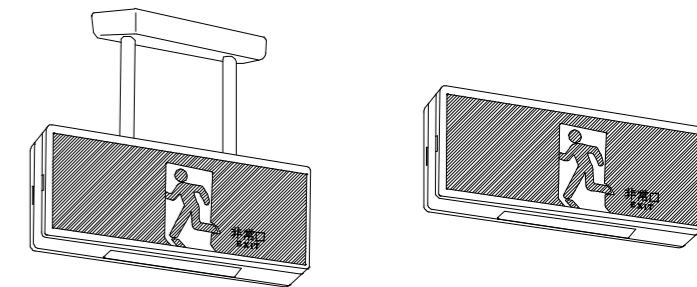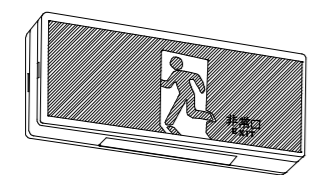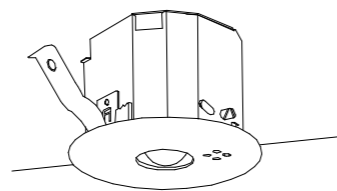


既存照明器具 参考姿図																			
A	-		体育館	B	-		和室1、和室2	C	F S S 4 - 4 0 2		会議室	D	F S S 4 M P - 4 0 2		厨房	E	F S S 4 - 4 0 1		倉庫
	高天井用照明器具 水銀灯400形				和風ペンダントライト 引掛シーリング				天井直付型 富士型 40形				天井直付型 富士型 40形				天井直付型 富士型 40形		
<div>取付高さ H7780～8765 オートリフター付 ガード付</div> 				<div>紐スイッチ付 白木 FCL40+32+30+常夜灯</div> 				<div>FLR40S×2灯</div> 				<div>FLR40S×2灯 防湿型・防雨型</div> 				<div>FLR40S×1灯</div> 			
F	-		玄関1・廊下	G	-		男子便所・女子便所	H1 H2	-		男子便所・女子便所・厨房	I	-		ポーチ1・ポーチ2	J 1 J 2	SH1-FPF10-201 SH1-FBF10-201		玄関1・玄関2・体育館
	ダウンライト 200				ダウンライト 125 SG型				ブラケット 壁直付型				ブラケット 壁直付型 300				誘導灯 片面 一般形		
<div>FDL27EX-L×1灯</div> 				<div>ミニクリプトン電球60W</div> 				<div>H1：15形 FL15×1灯 H2：20型 FL20×1灯 ブルスイッチ・コンセント付</div> 				<div>電球色</div> 				<div>J1：天井吊下型 H300 J2：壁直付形型</div> 			
K	SH1-FBF10-101		体育館	L	-		和室1・和室2 廊下・会議室												
	誘導灯 壁直付型 片面 一般形				L E D非常用照明														
				<div>L E D照明器具 本工事対象外</div> 															
<div>【撤去内容】</div> <div>・非常用照明器具( L )を除く全ての照明器具を撤去する</div> <div>・撤去した器具等は再利用しない</div>																			

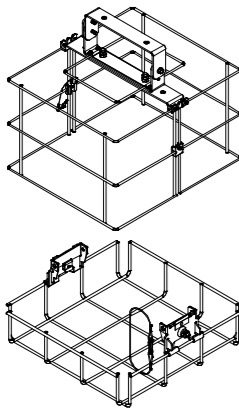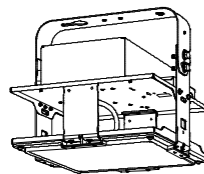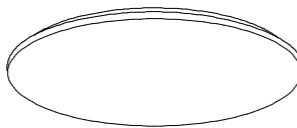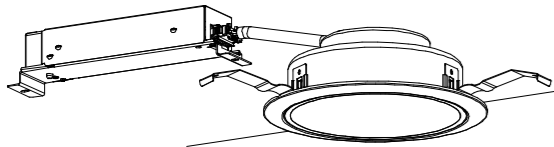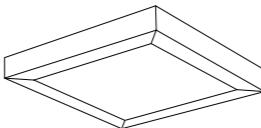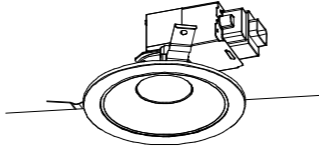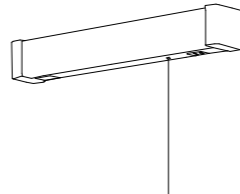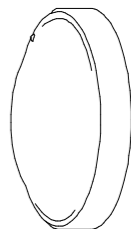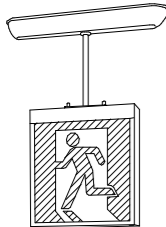


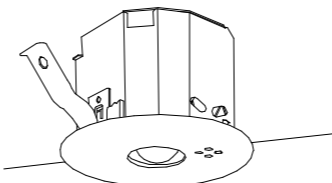新設照明器具 参考姿図																			
A	-		体育館	B	-		和室1、和室2	C	L S S 1 0 - 4 - 2 3		会議室	D	-		厨房	E	-		倉庫
	高天井用照明器具 水銀灯300形器具相当				シーリングライト				L E D ベースライト 40形 天井直付型 富士型 W230		L E D ベースライト 40形 天井直付型 富士型 W230		L E D ベースライト 40形 天井直付型 富士型 W150						
<div>取付高さ H7780～8765 落下防止ワイヤー付 ガード付 アーム可動範囲20度以上</div>  				<div>器具光束：11000lm程度 リモコン付属 アクリルカバー</div> 				<div>Hf蛍光灯32形定格出力型1灯器具相当</div> 				<div>Hf蛍光灯32形高出力型1灯器具相当 防湿型</div> 				<div>FLR40形1灯器具相当</div> 			
F	-		玄関1・廊下	G1	-		男子便所・女子便所	G2	-		男子便所・女子便所	H1 H2	-		男子便所・女子便所・厨房	I	-		ポーチ1・ポーチ2
	L E D ダウンライト 150形 150				L E D スクエアベースライト 直付型 470				L E D ダウンライト 100型 125 高気密SB型		L E D ブラケット 壁直付型		L E D ブラケット 壁直付型 330						
<div>FDL32形1灯器具相当 反射板（上部）：プラスチック（ホワイト） 反射板（下部）：銅板（銀色鏡面仕上） 200 150用リニューアルプレート</div> 				<div>FHP23形3灯器具相当</div> 				<div>白熱電球100形1灯器具相当 拡散タイプ 枠：銅板（ホワイト）</div> 				<div>H1：15形直管蛍光灯 1 灯器具相当 H2：20形直管蛍光灯 1 灯器具相当 ブルスイッチ・コンセント付 アクリルカバー</div> 				<div>丸形蛍光灯20形1灯器具相当</div> 			
J 1 J 2	SH1 - F S F 2 0 - B L SH1 - F B F 2 0 - B L		玄関1・玄関2・体育館	K	SH1 - F B F 2 0 - C		体育館	L	-		和室1・和室2 廊下・会議室								
	L E D 誘導灯 片面型 B 級 B L 形				L E D 誘導灯 壁直付型 片面型 C 級				L E D 非常用照明										
<div>J1：天井吊下型 リニューアルプレートH300程度 J2：壁直付型 リニューアルプレートW750 H270程度</div>  				<div>リニューアルプレートW550 H200程度</div> 				<div>L E D 照明器具 本工事対象外</div> 											
<div>【改修内容】</div> <div>・非常用照明器具( L )を除く全ての照明器具を更新する</div>																			




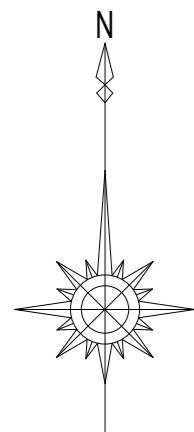

案内図

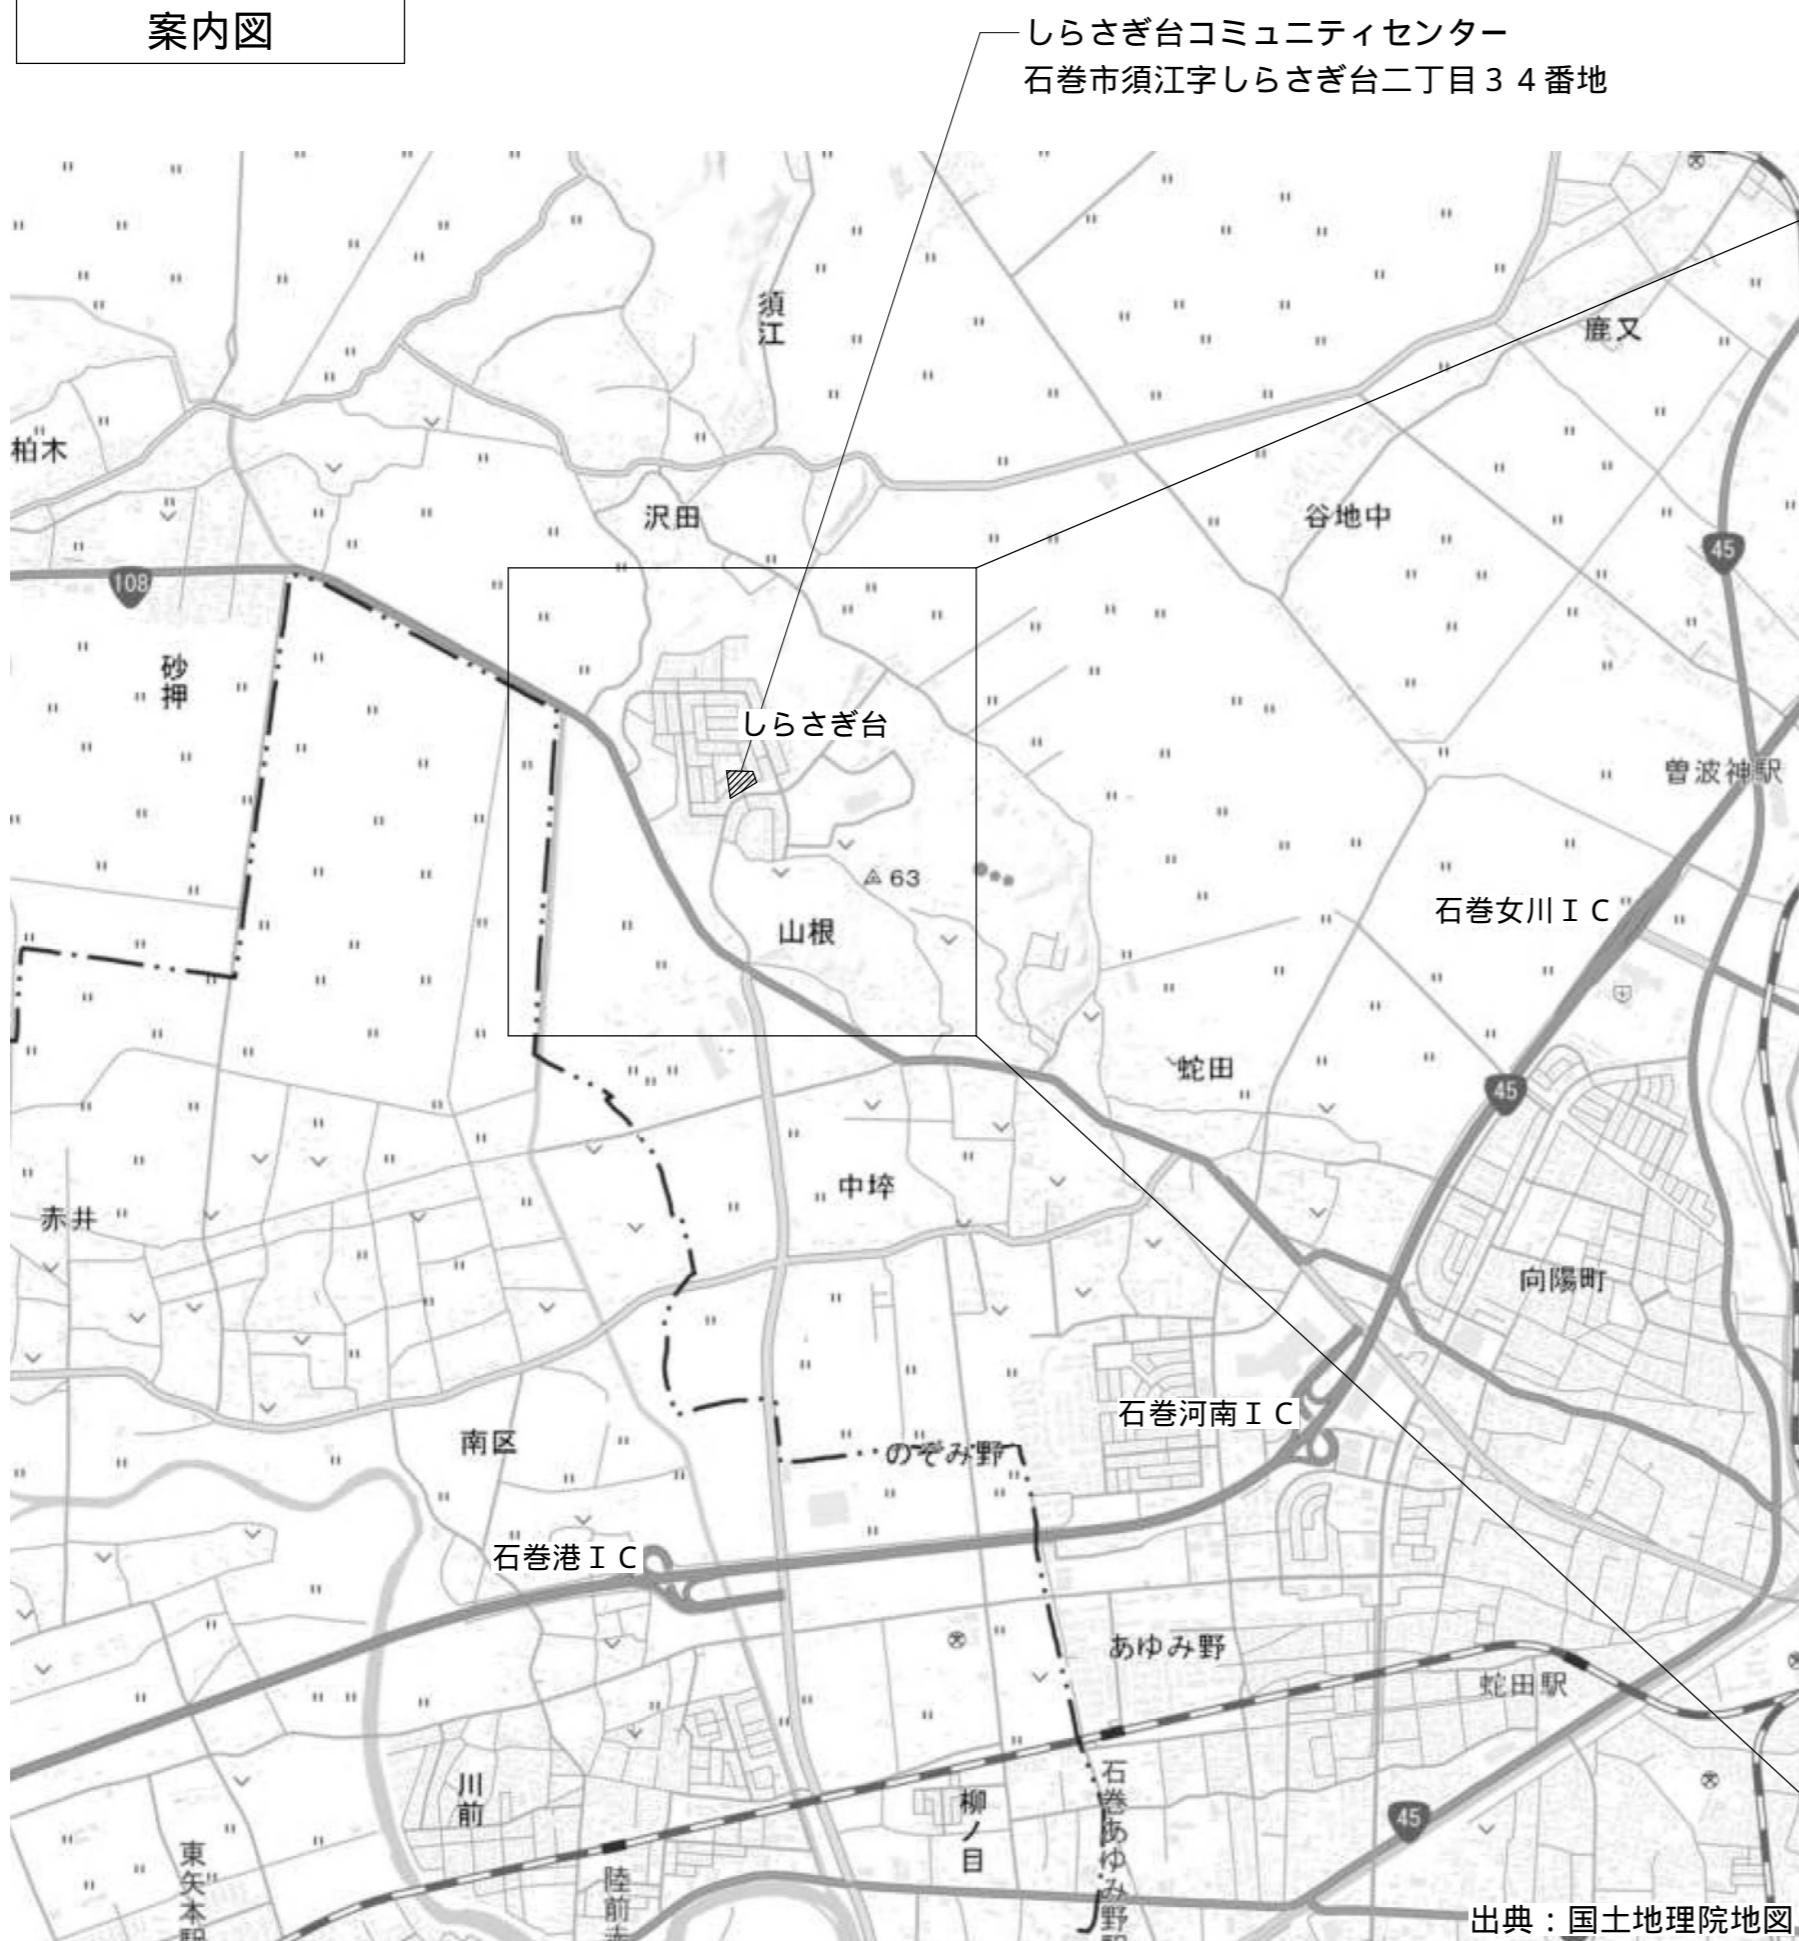


案内図(拡大図)

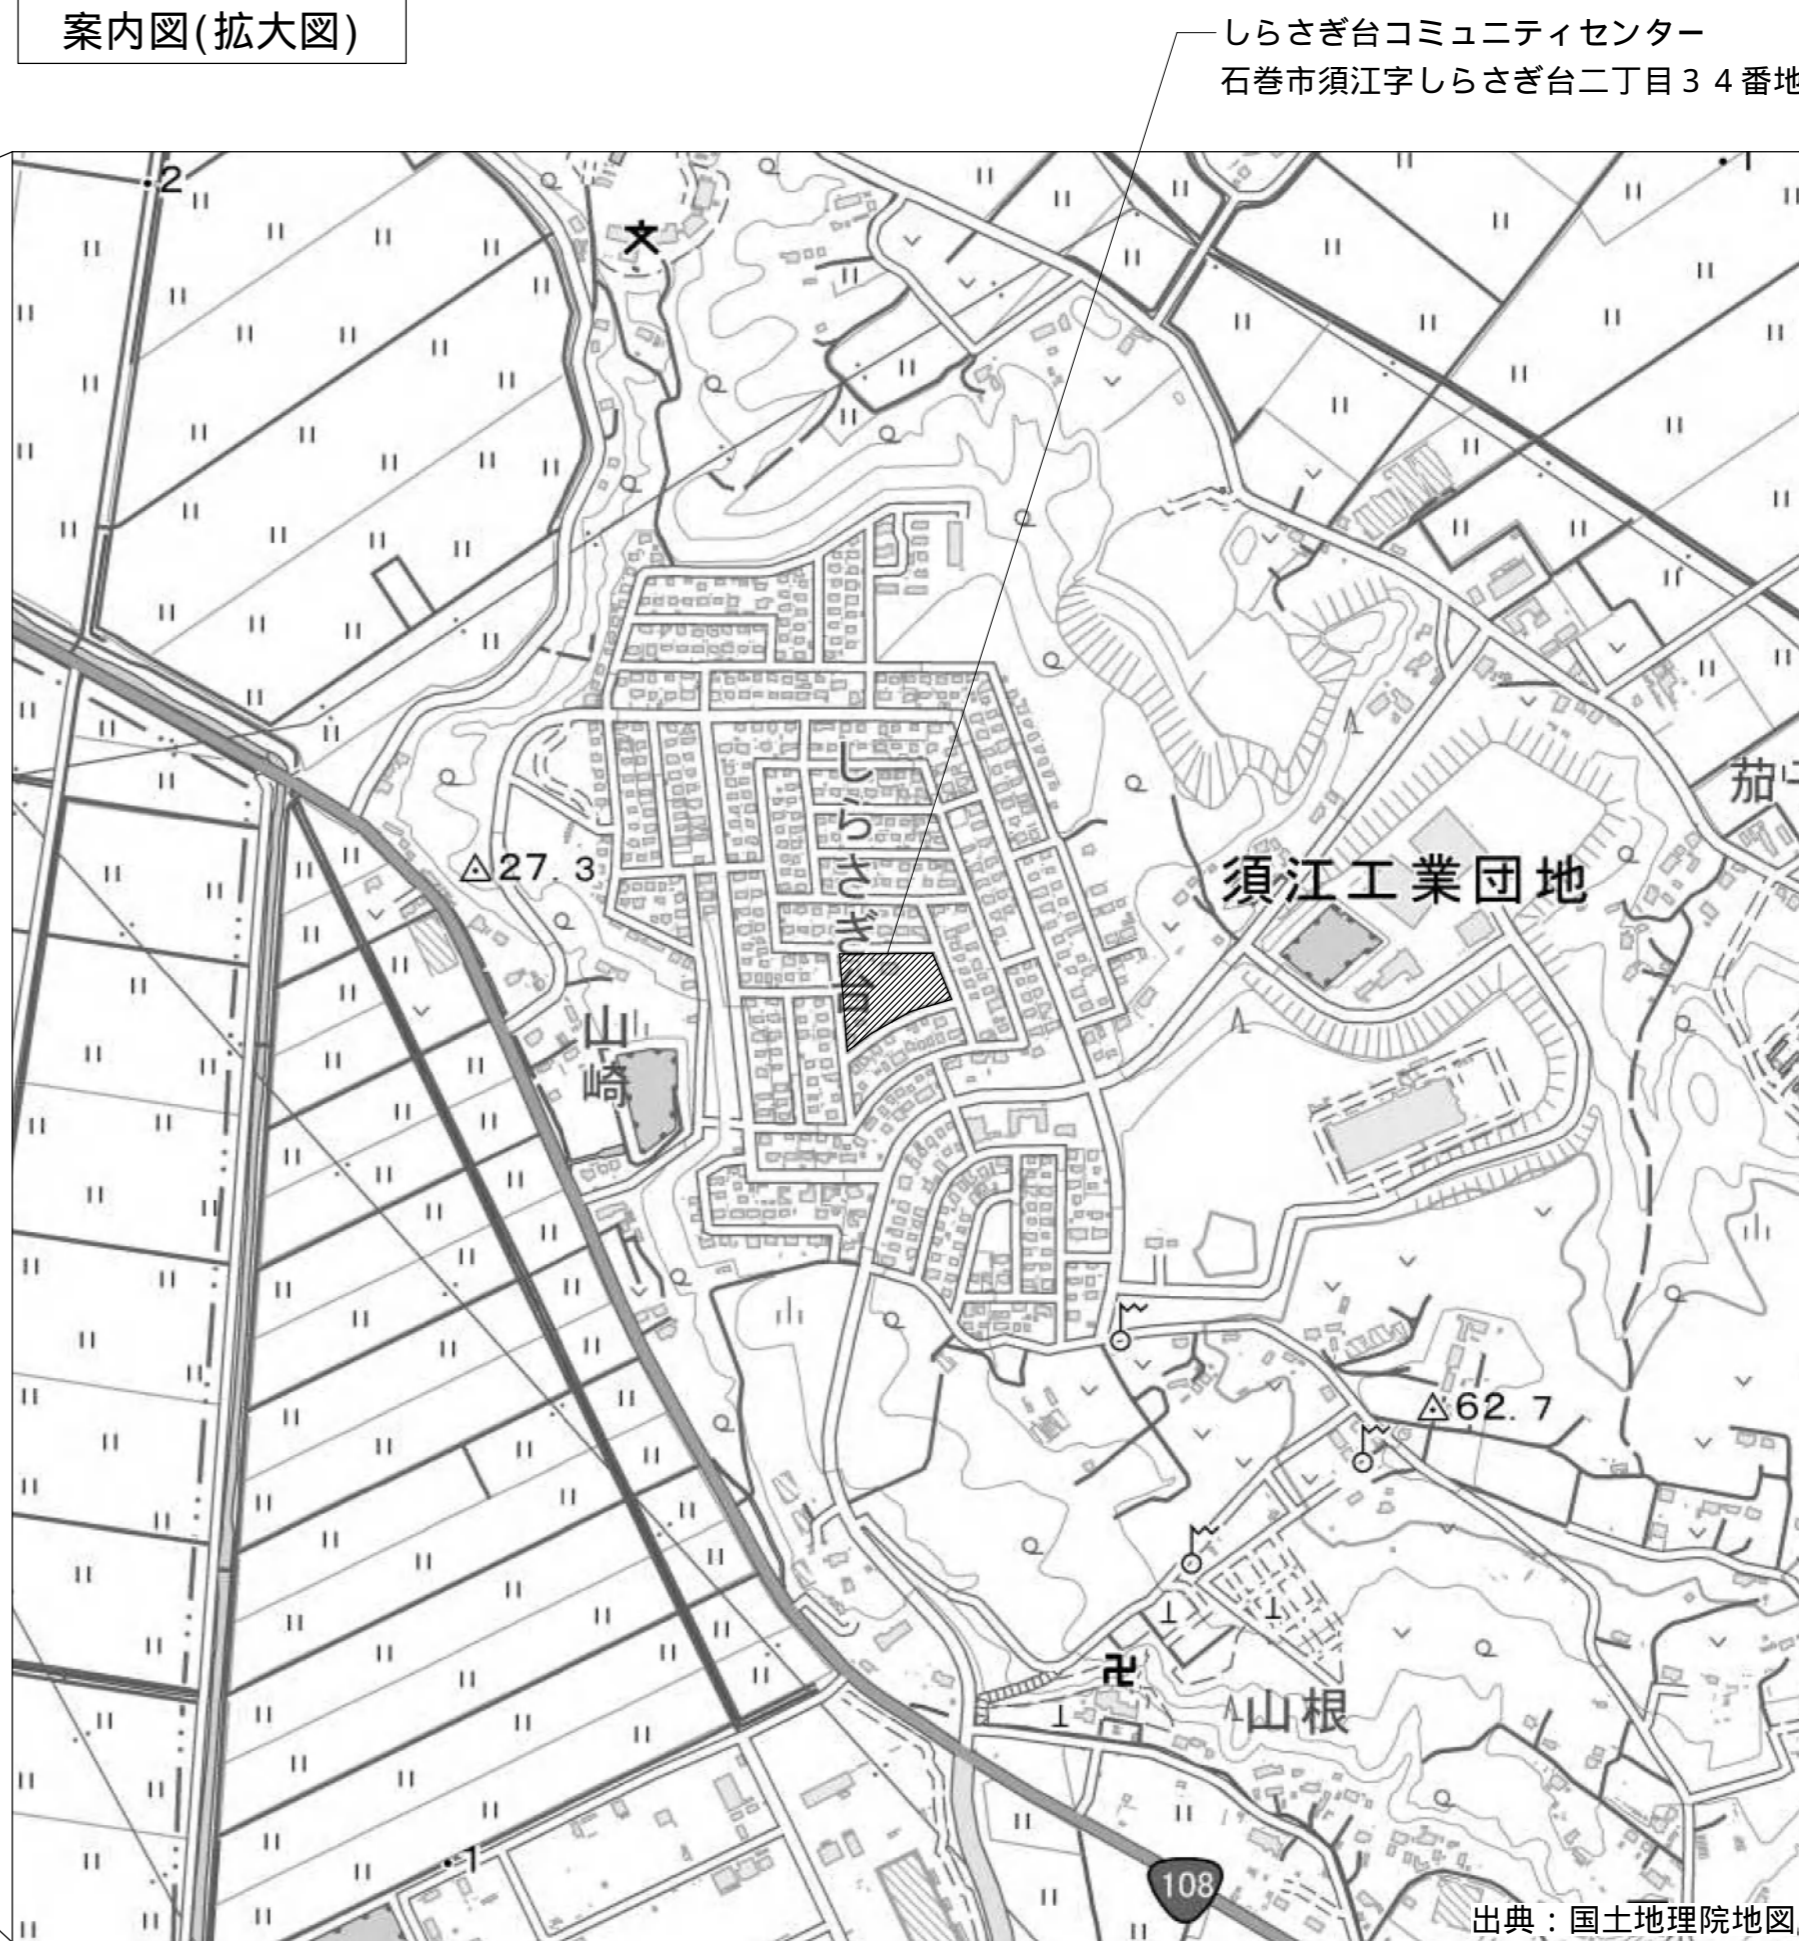

本図面の縮尺はA2サイズを標準としています。A3サイズに印刷の場合は約71%に寸法が縮小されます。



 

 
 

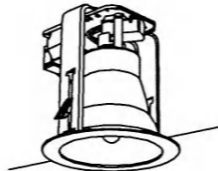
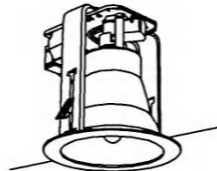

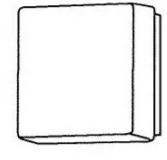

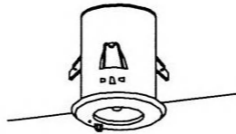
		鈴 木 建 築 設 計 事 務 所	石 巻 市 建 設 部 建 築 課	工 事 名 青木多目的研修センターほか1施設照明設備改修工事			備 考	図面番号  E-201
		一級建築士事務所 宮城県知事 第24310185号		図 面 名 しらさぎ台コミュニティセンター 案内図		縮尺 N・S		
		管理建築士 鈴木 哲 一級建築士 第374569号 設備等その他の資格者		設計年月日 令和7年8月				

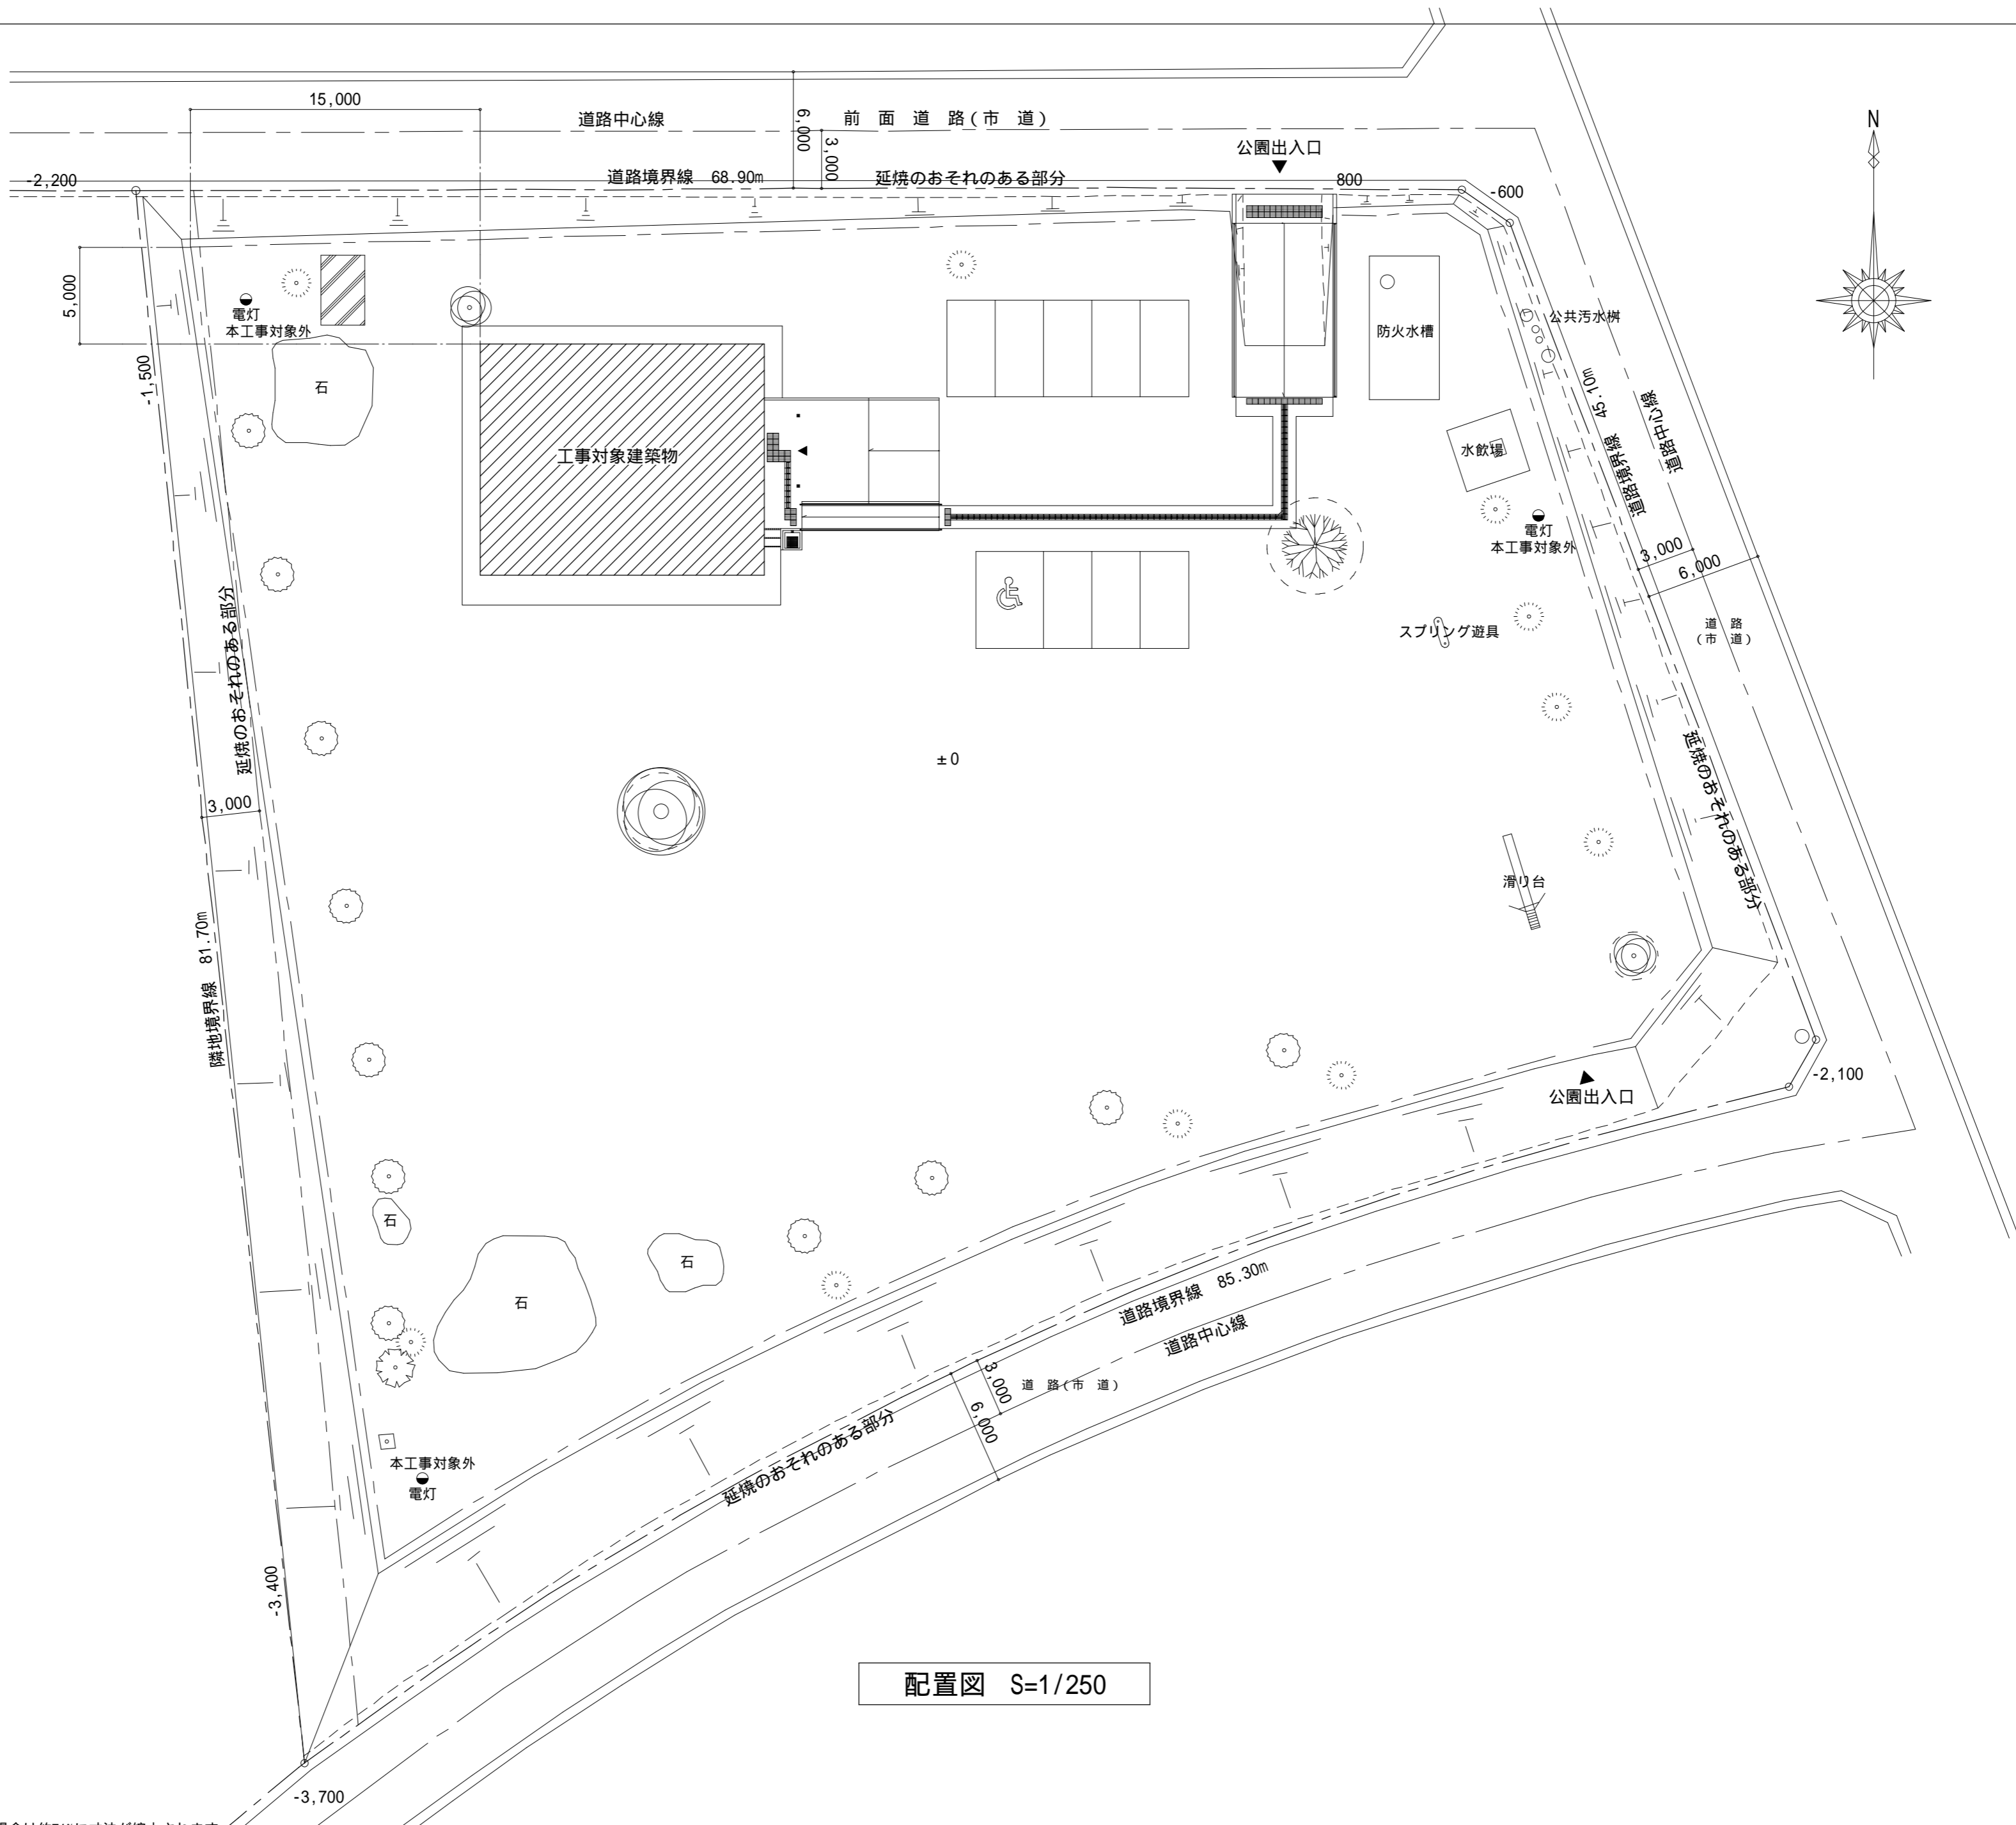

配置図 S=1/250


本図面の縮尺はA2サイズを標準としています。A3サイズに印刷の場合は約71%に寸法が縮小されます。

		鈴 木 建 築 設 計 事 務 所	石 巻 市 建 設 部 建 築 課	工 事 名 青木多目的研修センターほか1施設照明設備改修工事			備 考	図面番号  E-202
		一級建築士事務所 宮城県知事 第24310185号		図 面 名 しらさぎ台コミュニティセンター 配置図		縮尺 S=1/250		
		管理建築士 鈴木 哲 一級建築士 第374569号 設備等その他の資格者		設計年月日 令和7年8月				

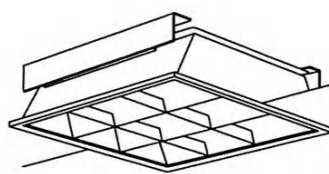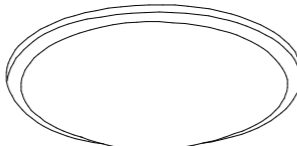既存照明器具 参考姿図																																																											
A			F R L 1 2 - P 3 2 3			玄関・ホール			B			-			和室1・和室2			C			F S S 6 - 3 2 2			調理室			D			F S R 2 - 3 2 1			多目的ホール			E			F S S 9 - 3 2 2			物置																	
			スクエアベースライト 埋込型 下面開放型 450									L E Dシーリングライト 引掛シーリング									ベースライト 40形 天井直付型 下面開放型 W250									ベースライト 40形 ダクター吊り W64									ベースライト 40形 天井直付型 富士型 W200																				
FHP32EN×3灯 ルーバー付												L E D照明器具 本工事対象外												FHF32EX×2灯												FHF32EX×1灯												FHF32EX×2灯											
																																																											
F			-			車椅子用トイレ			G			-			多目的ホール			H1 H2			-			女子トイレ			H3			-			男子トイレ・車椅子用トイレ			I			-			和室2																	
			ブラケット 壁直付型 L325									スポットライト 直付型									ダウンライト 100形 150									ダウンライト 150形 150									ダウンライト 100形 150																				
FPL18×1灯												ミニハロゲン電球 65W												反射板：銀色鏡面仕上 H1：FDL13×1灯 H2：FDL27×1灯												反射板：銀色鏡面仕上 FHT32×1灯												反射板：銀色鏡面仕上 ハッフル部：黒色仕上 FDL27×1灯											
																																																											
J			-			ポーチ			a			-			玄関			b			-			ホール																																			
			ブラケット 壁直付型 防雨型 170									誘導灯 天井直付型 片面型 C級									非常用照明 天井埋込型 100																																						
ミニクリプトン電球60W×1灯 カバー：ガラス（乳白つや消し）												左向き												非常灯用ハロゲン電球13形×1灯																																			
																																																											
【撤去内容】 ・照明器具Bを除く全ての照明器具を撤去する ・撤去した器具等は再利用しない																																																											

本図面の縮尺はA2サイズを標準としています。A3サイズに印刷の場合は約71%に寸法が縮小されます。

		鈴 木 建 築 設 計 事 務 所	石 巻 市 建 設 部 建 築 課	工 事 名 青木多目的研修センターほか1施設照明設備改修工事				備 考		図面番号
		一級建築士事務所 宮城県知事 第24310185号		図 面 名 しらさぎ台コミュニティセンター 照明器具姿図【改修前】縮尺 N・S						
		管理建築士 鈴木 哲 一級建築士 第374569号 設備等その他の資格者		設計年月日 令和7年8月						

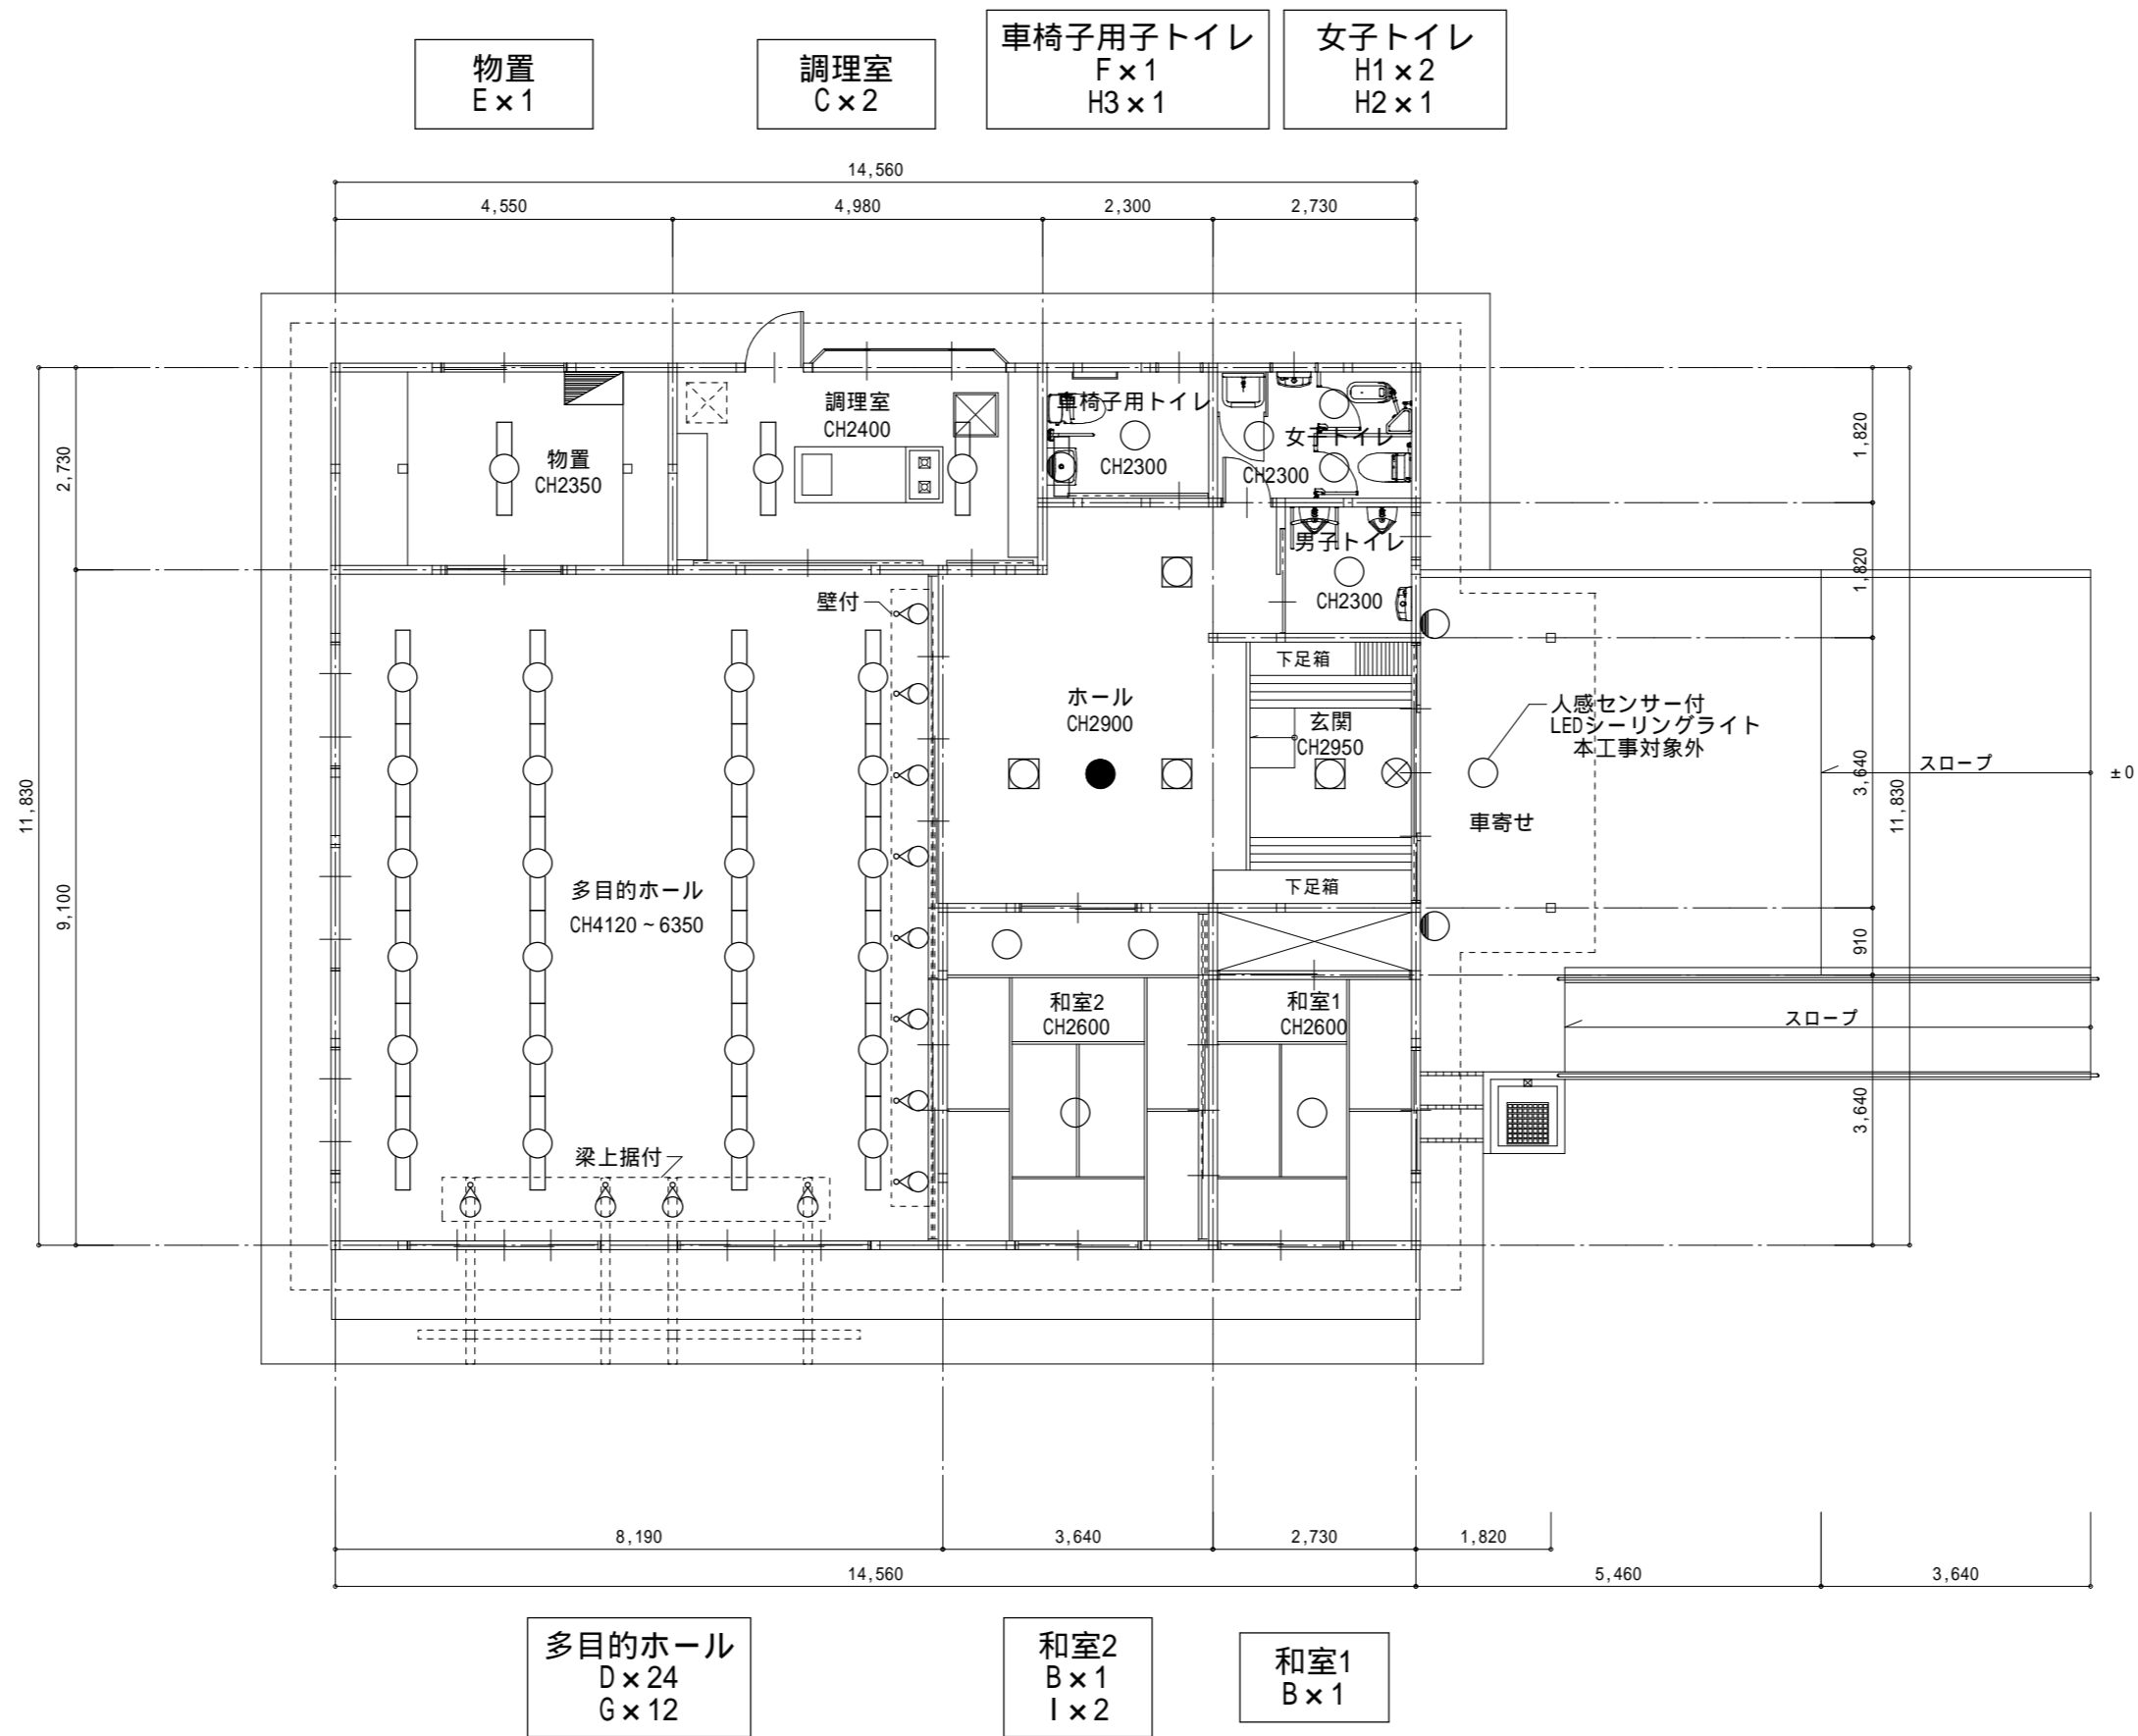

電灯設備図【改修前】 S=1/100

- 凡例
- 照明器具 天井付
  - 照明器具 天井付
  - 照明器具 角型天井付
  - 照明器具 壁付
  - 照明器具 壁付
  - 照明器具 スポットライト
  - 避難口誘導灯・通路誘導灯
  - 非常用照明器具
  - 電灯分電盤

 

 
 

 
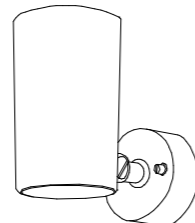
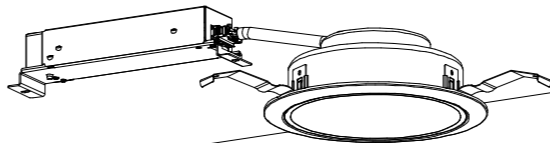
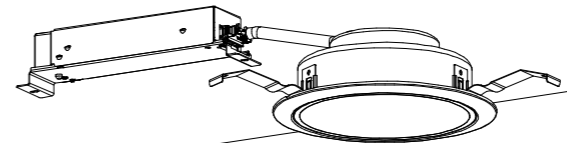
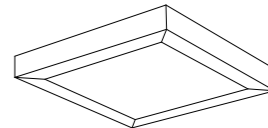
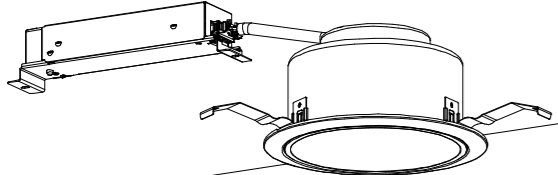
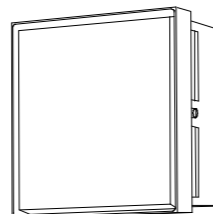
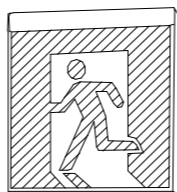
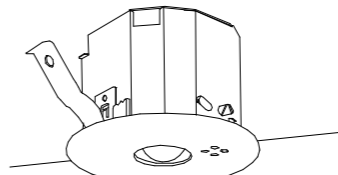
室名  
記号×個数

- 【撤去内容】
- ・照明器具 B を除く全ての照明器具を撤去する
  - ・撤去した器具等は再利用しない

- 【電気設備特記事項】
- 1．各部屋施工時期については監督員及び施設管理者と協議の上、施工のこと。
  - 2．照明器具改修時は各室必要に応じた仮設足場を設置の上、施工のこと。


本図面の縮尺はA2サイズを標準としています。A3サイズに印刷の場合は約71%に寸法が縮小されます。

		鈴 木 建 築 設 計 事 務 所	石 巻 市 建 設 部 建 築 課	工 事 名	青木多目的研修センターほか1施設照明設備改修工事			備 考	図面番号  E-204
		一級建築士事務所 宮城県知事 第24310185号		図 面 名	しらさぎ台コミュニティセンター 電灯設備図【改修前】	縮尺	S=1/100		
		管理建築士 鈴木 哲 一級建築士 第374569号 設備等その他の資格者		設計年月日	令和7年8月				

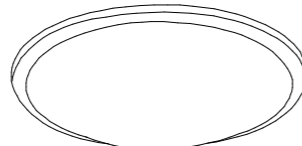新設照明器具 参考姿図																								
A	-		玄関・ホール		B	-		和室1・和室2		C	L S S 6 - 4 - 4 8		調理室		D	L S S 1 - 4 - 2 3		多目的ホール		E	L S S 1 0 - 4 - 4 8		物置	
	L E Dスクエアベースライト		埋込型 450			L E Dシーリングライト		引掛シーリング			L E Dベースライト 40形 天井直付型 下面開放型 W250		L E Dベースライト 40形 ダクター吊り W80			L E Dベースライト 40形 天井直付型 富士型 W230								
器具光束：3200lm程度 非調光 電球色 パネル：ポリカーボネート（乳白） 					L E D照明器具 本工事対象外 					Hf蛍光灯32形定格出力型2灯器具相当 					器具光束：2500lm程度 					Hf蛍光灯32形定格出力型2灯器具相当 				
F	-		車椅子用トイレ		G	-		多目的ホール		H2	-		女子トイレ		H3	-		男子トイレ		H4	-		車椅子用トイレ	
	L E Dブラケット		壁直付型 L450			L E Dスポットライト		直付型 60形			L E Dダウンライト 100形 150		L E Dダウンライト 150形 150			L E Dスクエアベースライト		直付型 470						
15形直管蛍光灯1灯器具相当 アクリルカバー：乳白 					110Vダイクール電球60形1灯器具相当 電球色 集光タイプ 					FDL27形1灯器具相当 光源遮光角15度タイプ 反射板（下部）：銅板（銀色鏡面仕上） 					FHT32形1灯器具相当 光源遮光角15度タイプ 反射板（下部）：銅板（銀色鏡面仕上） 					FHP23形3灯器具相当 				
I	L R S 1 - 0 8		和室2		J	-		ポーチ		a	S H 1 - F S F 2 0 - C		玄関		b	K 1 - L R S 1 1 - 2		ホール						
	L E Dダウンライト		100形 150			L E Dブラケット		壁直付型 防雨型 200			L E D誘導灯 天井直付型 片面型 C級		LED非常用照明 天井埋込型 100											
FDL27形1灯器具相当 光源遮光角30度タイプ 反射板（下部）：銅板（銀色鏡面仕上） 175 150用リニューアルプレート 					60形電球1灯相当 電球色 					左向き 					非常灯用ハロゲン電球13形1灯器具相当 器具取付高さ：2.9m 照射範囲：4.7m 									
【改修内容】 ・照明器具Bを除く全ての照明器具を更新する																								

本図面の縮尺はA2サイズを標準としています。A3サイズに印刷の場合は約71%に寸法が縮小されます。

	鈴木建築設計事務所	石巻市建設部建築課	工事名	青木多目的研修センターほか1施設照明設備改修工事			備考	図面番号  E-205
	一級建築士事務所 宮城県知事 第24310185号		図面名	しらさぎ台コミュニティセンター 照明器具姿図【改修後】	縮尺	N・S		
	管理建築士 鈴木 哲 一級建築士 第374569号 設備等その他の資格者		設計年月日	令和7年8月				

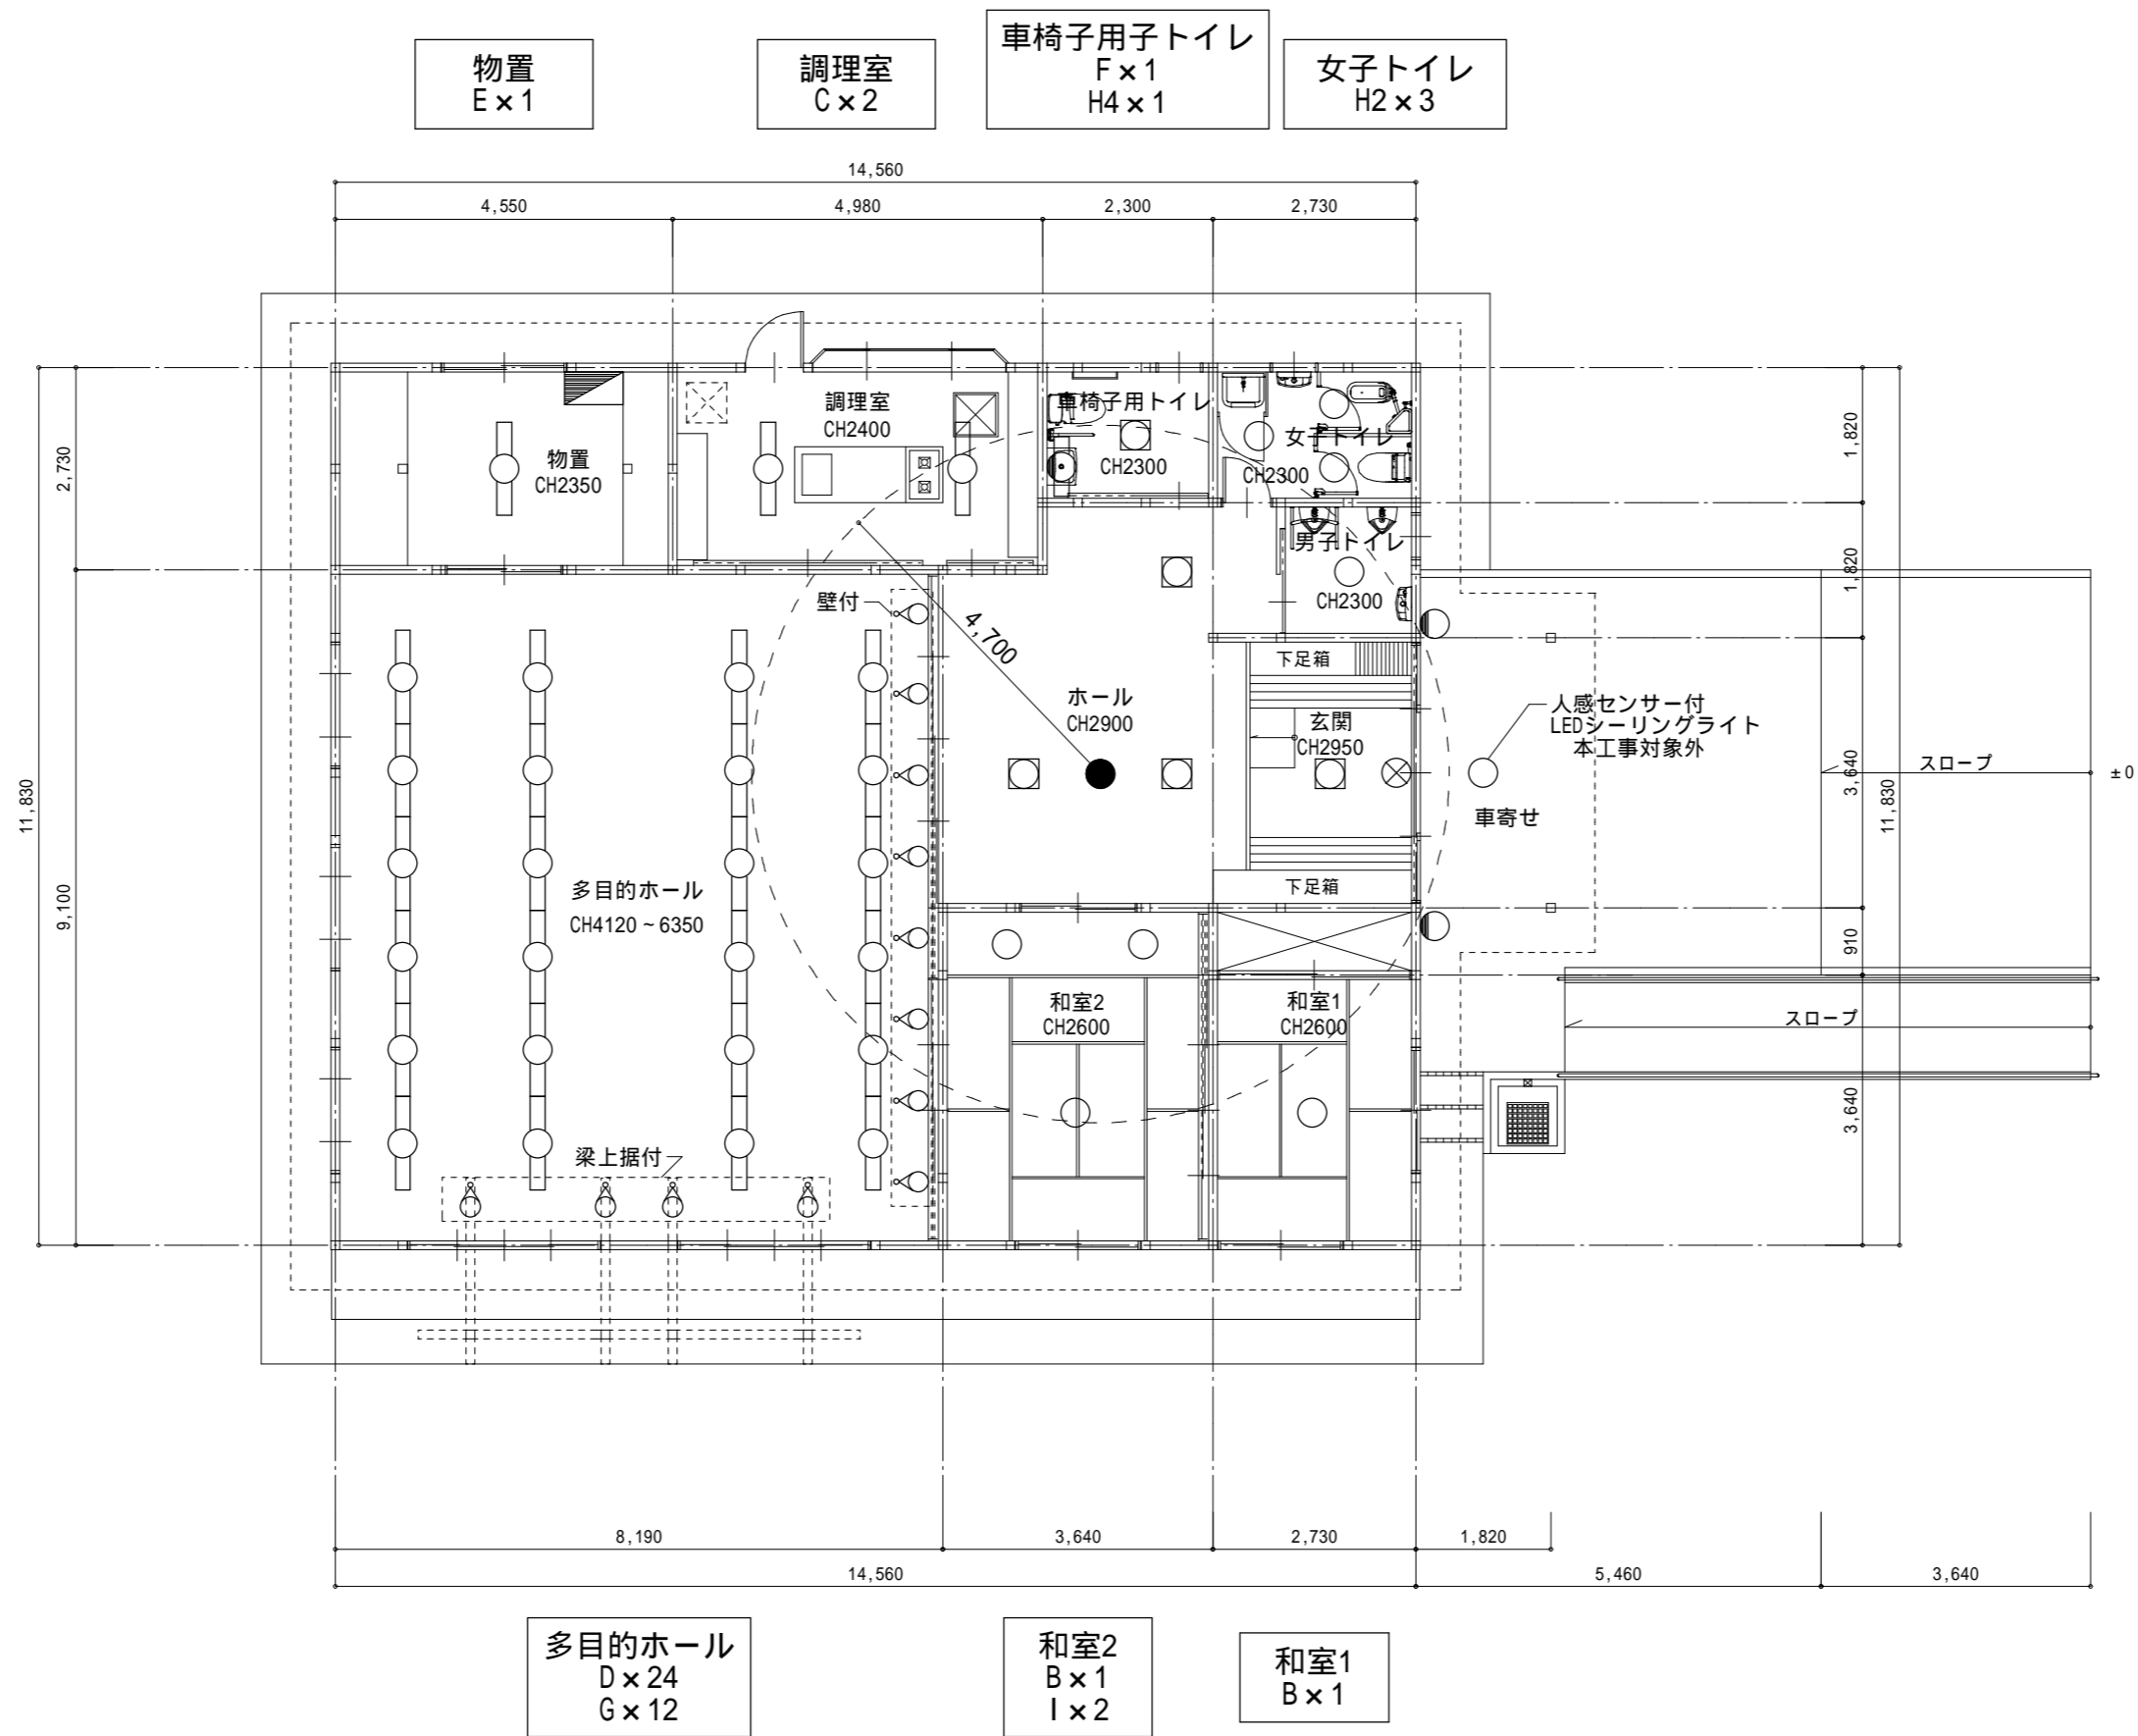

BはLED照明器具のため本工事の対象外

電灯設備図【改修後】 S=1/100

凡例

- 照明器具 天井付
- 照明器具 天井付
- 照明器具 角型天井付
- 照明器具 壁付
- 照明器具 壁付
- 照明器具 スポットライト
- 避難口誘導灯・通路誘導灯
- 非常用照明器具
- 非常用照明照射範囲
- 電灯分電盤

室名  
記号×個数

- 【撤去内容】
- ・照明器具 Bを除く全ての照明器具を撤去する
  - ・撤去した器具等は再利用しない

- 【電気設備特記事項】
- 1．各部屋施工時期については監督員及び施設管理者と協議の上、施工のこと。
  - 2．照明器具改修時は各室必要に応じた仮設足場を設置の上、施工のこと。

本図面の縮尺はA2サイズを標準としています。A3サイズに印刷の場合は約71%に寸法が縮小されます。

		鈴 木 建 築 設 計 事 務 所	石 巻 市 建 設 部 建 築 課	工 事 名	青木多目的研修センターほか1施設照明設備改修工事				備 考	図面番号  E-206
		一級建築士事務所 宮城県知事 第24310185号		図 面 名	しらさぎ台コミュニティセンター 電灯設備図【改修後】 縮尺 S=1/100					
		管理建築士 鈴木 哲 一級建築士 第374569号 設備等その他の資格者		設計年月日	令和7年8月					