



LED照明器具姿図(参考)

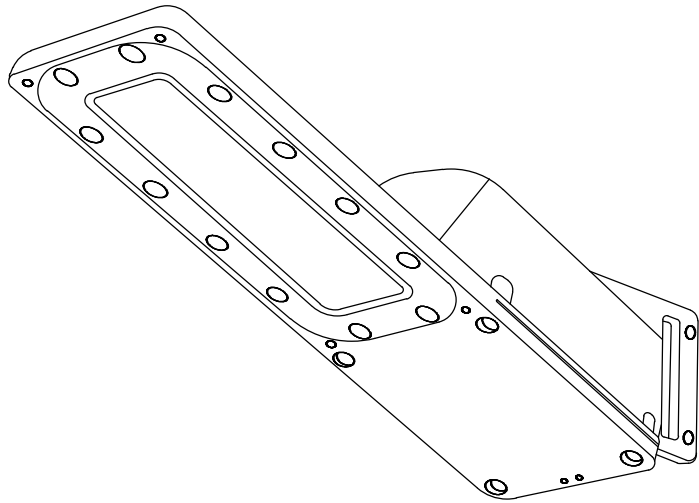

電 圧	100V	本 体	アルミダイカスト
消 費 電 力	18.5W 程度	レ ン ズ	ポリカーボネート
光 束	2300lm程度	保 護 等 級	IP44, 雷サージ15kV
色 温 度	昼白色, 5500K		LED内蔵
演 色 性	Ra70		電源ユニット内蔵
光束維持時間	60000時間程度		自動点滅装置内蔵


装柱図(参考)

S=1/50

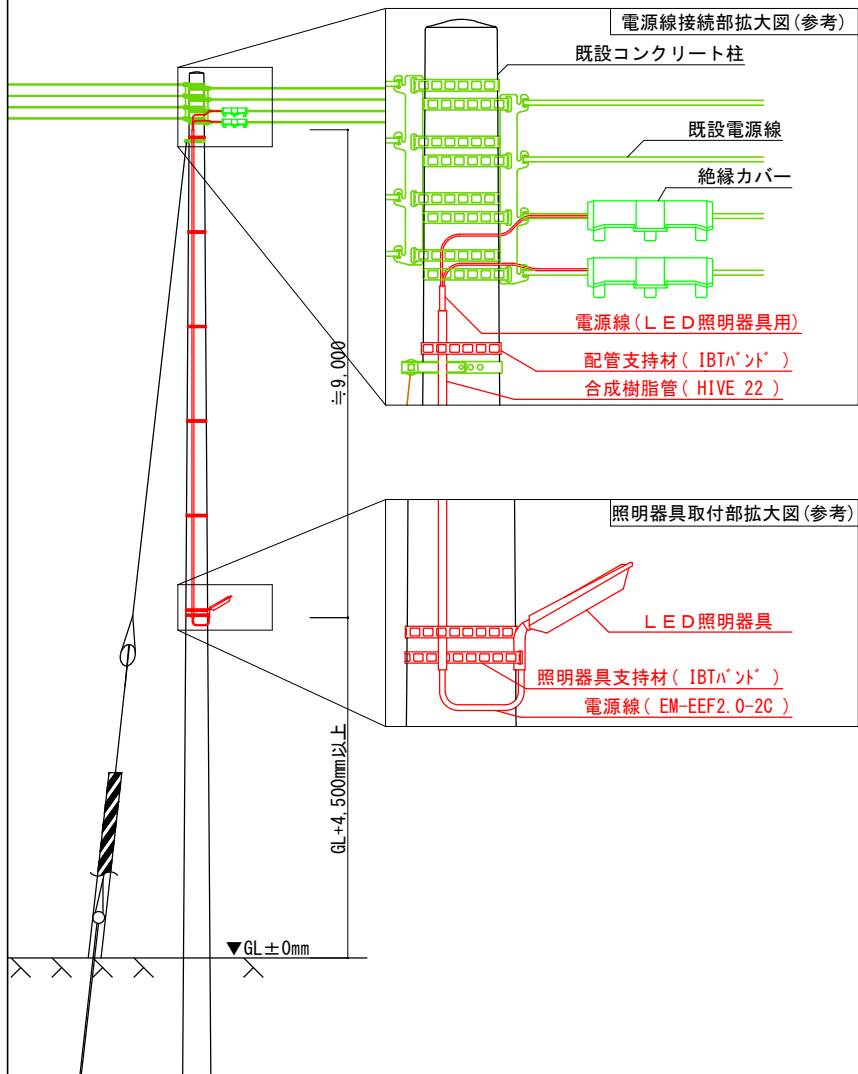


凡 例

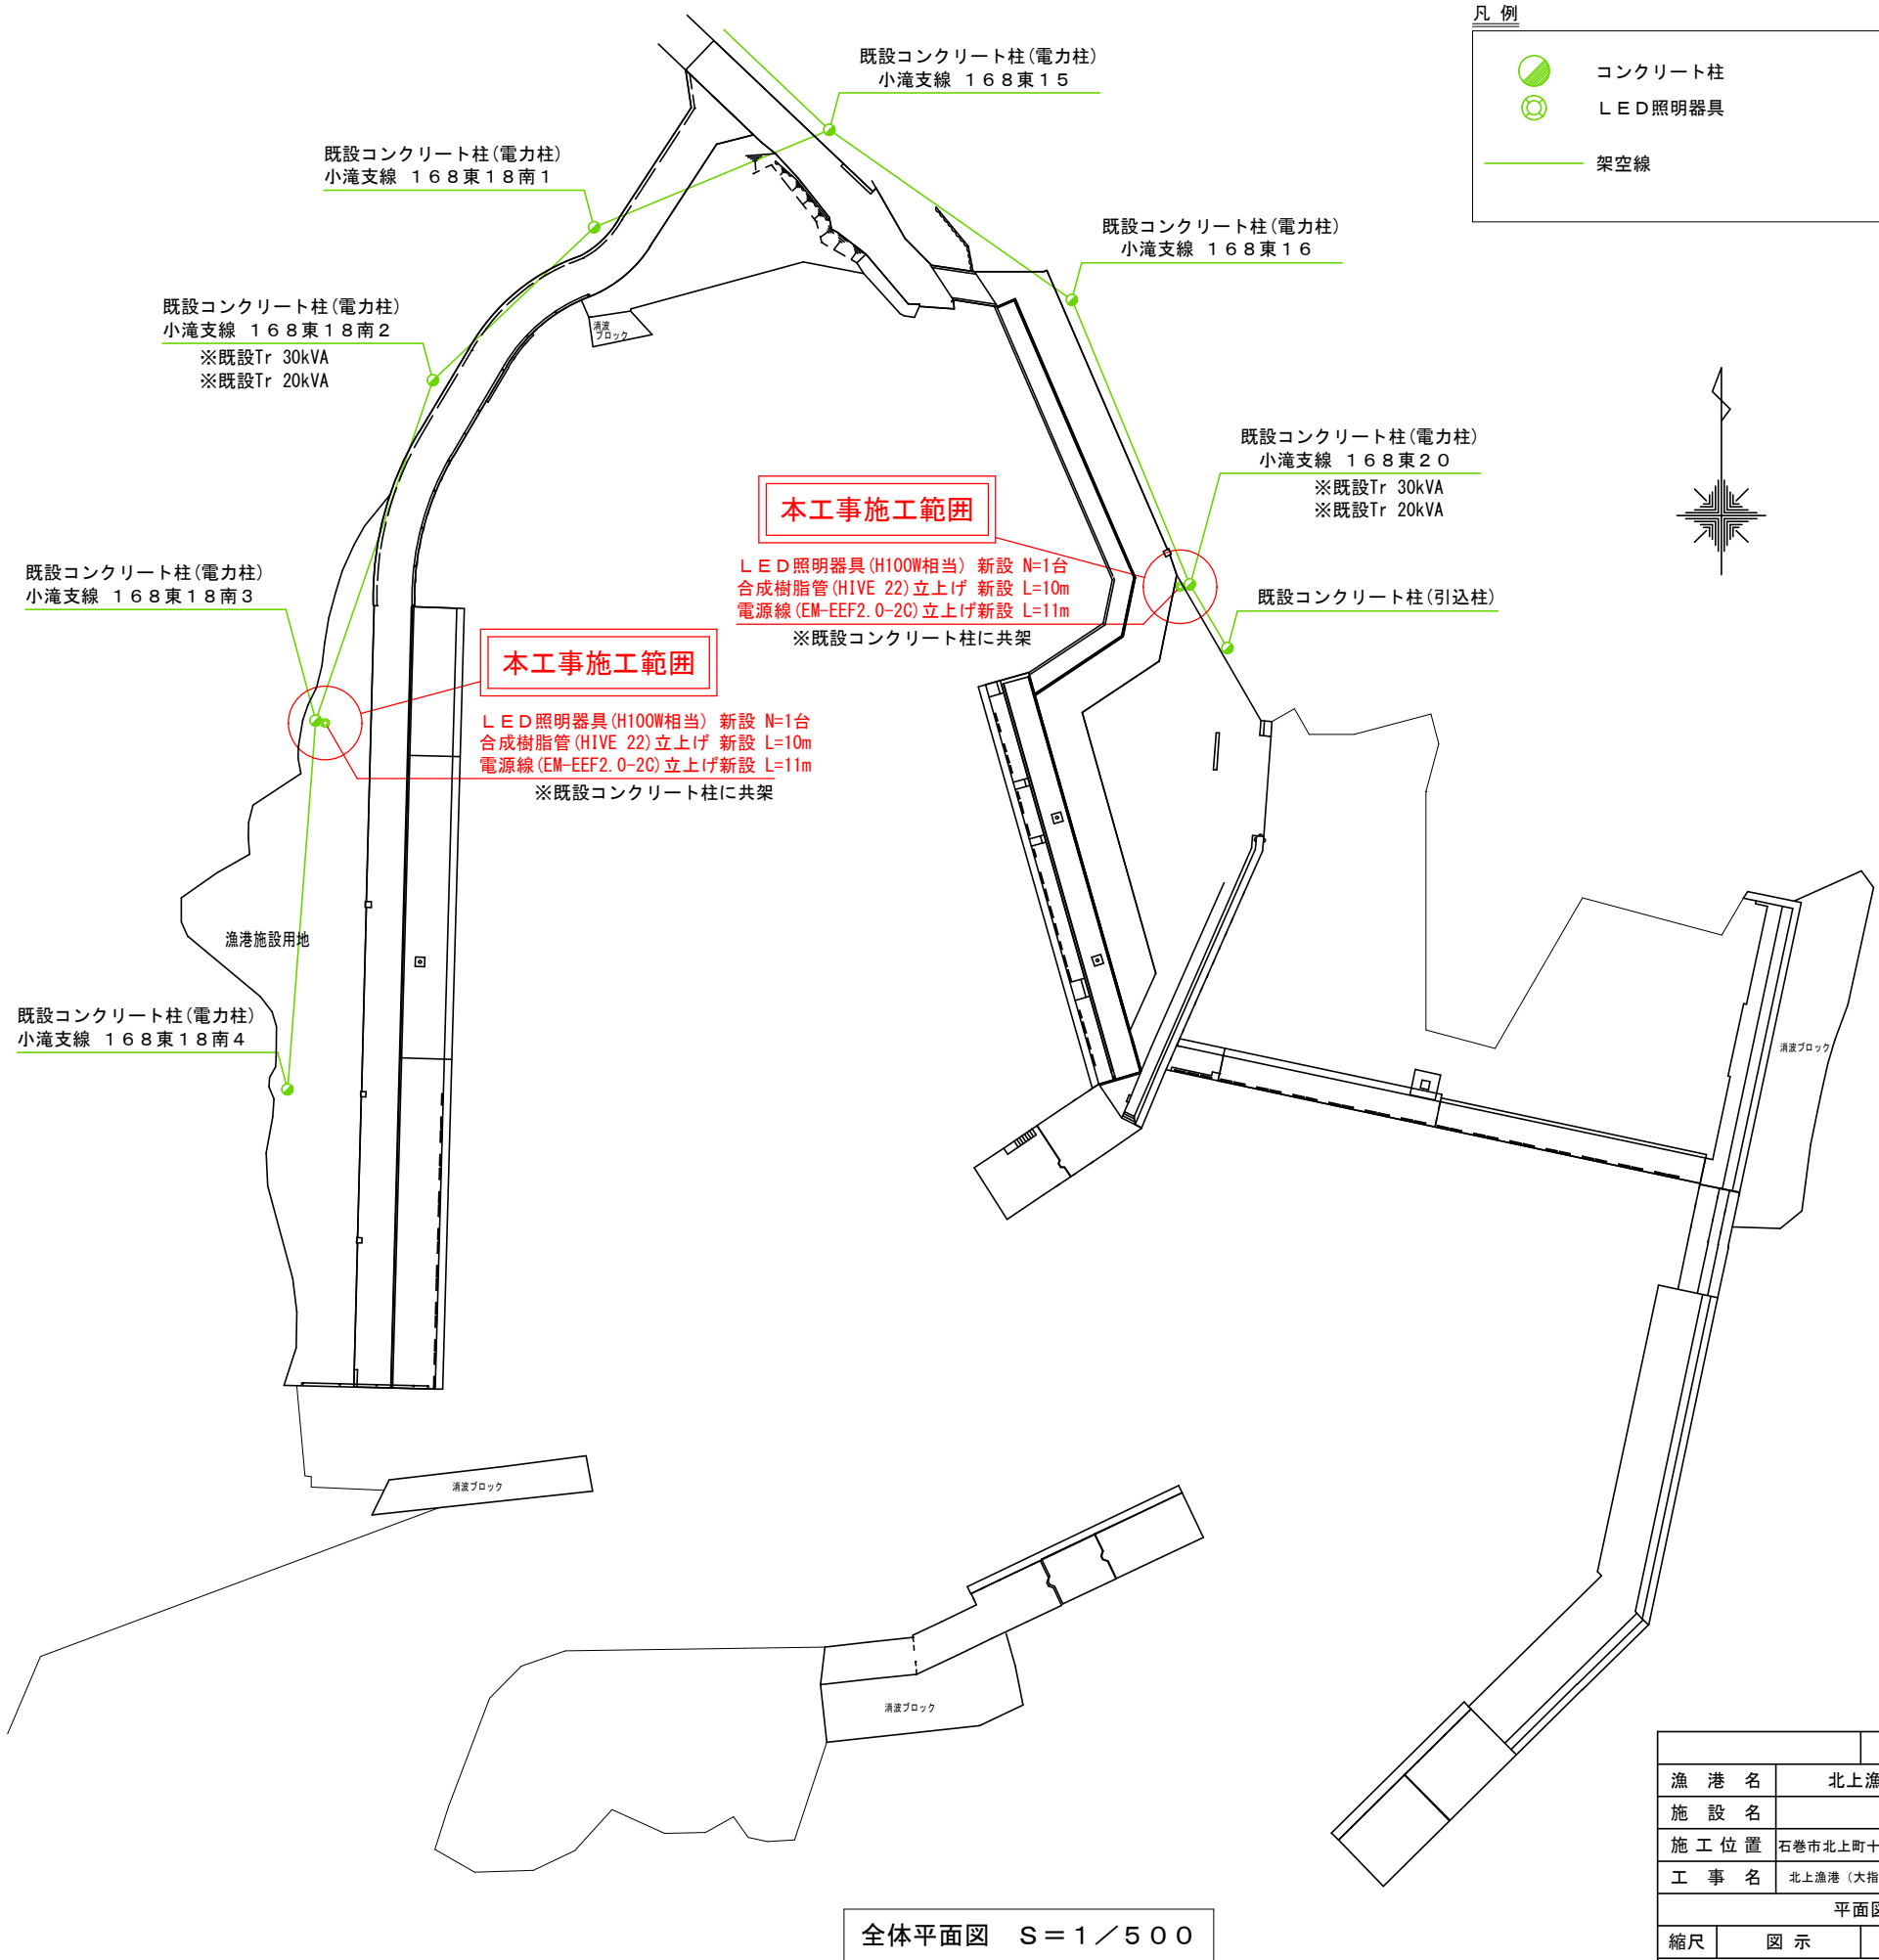


- コンクリート柱
- LED照明器具
- 架空線

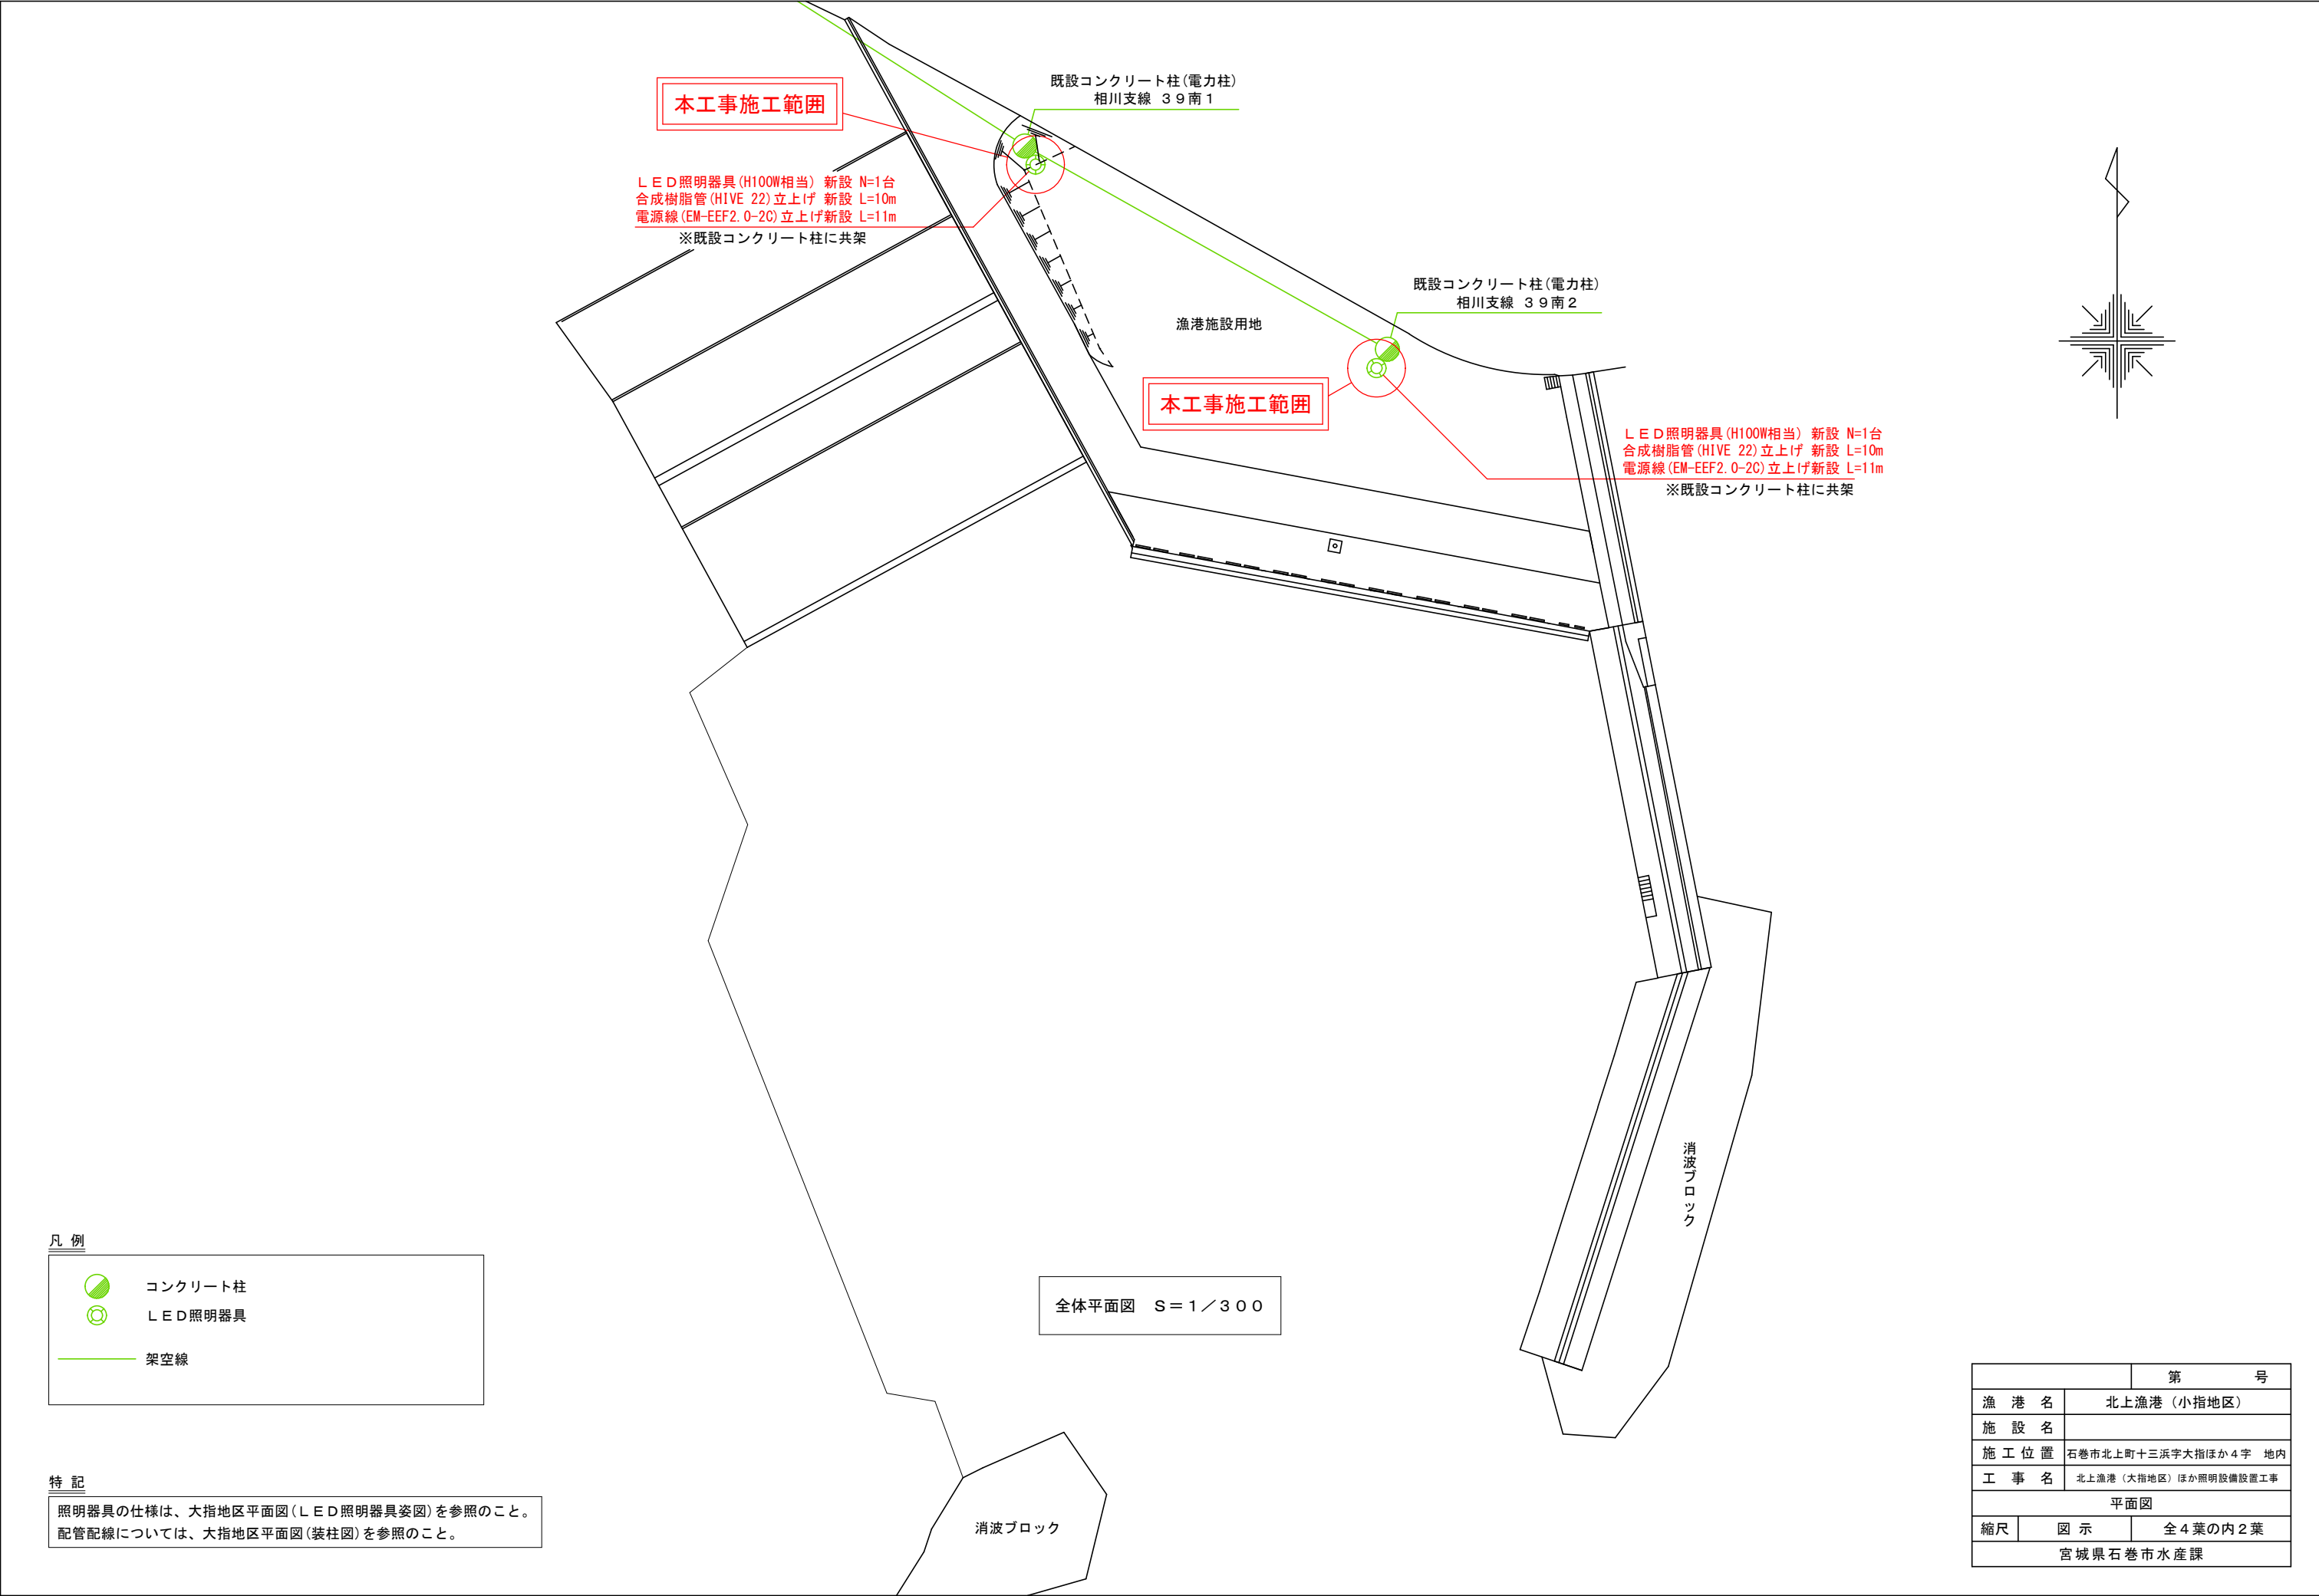

第 号	
漁 港 名	北上漁港(大指地区)
施 設 名	
施 工 位 置	石巻市北上町十三浜字大指ほか4字 地内
工 事 名	北上漁港(大指地区)ほか照明設備設置工事
平面図	
縮尺	図 示
全4葉の内1葉	
宮城県石巻市水産課	



凡 例


	コンクリート柱
	ＬＥＤ照明器具
	架空線

特 記


照明器具の仕様は、大指地区平面図（ＬＥＤ照明器具姿図）を参照のこと。
配管配線については、大指地区平面図（装柱図）を参照のこと。

全体平面図 S=1/300

第 号	
漁 港 名	北上漁港（小指地区）
施 設 名	
施 工 位 置	石巻市北上町十三浜字大指ほか4字 地内
工 事 名	北上漁港（大指地区）ほか照明設備設置工事
平面図	
縮尺	図 示
全4葉の内2葉	
宮城県石巻市水産課	

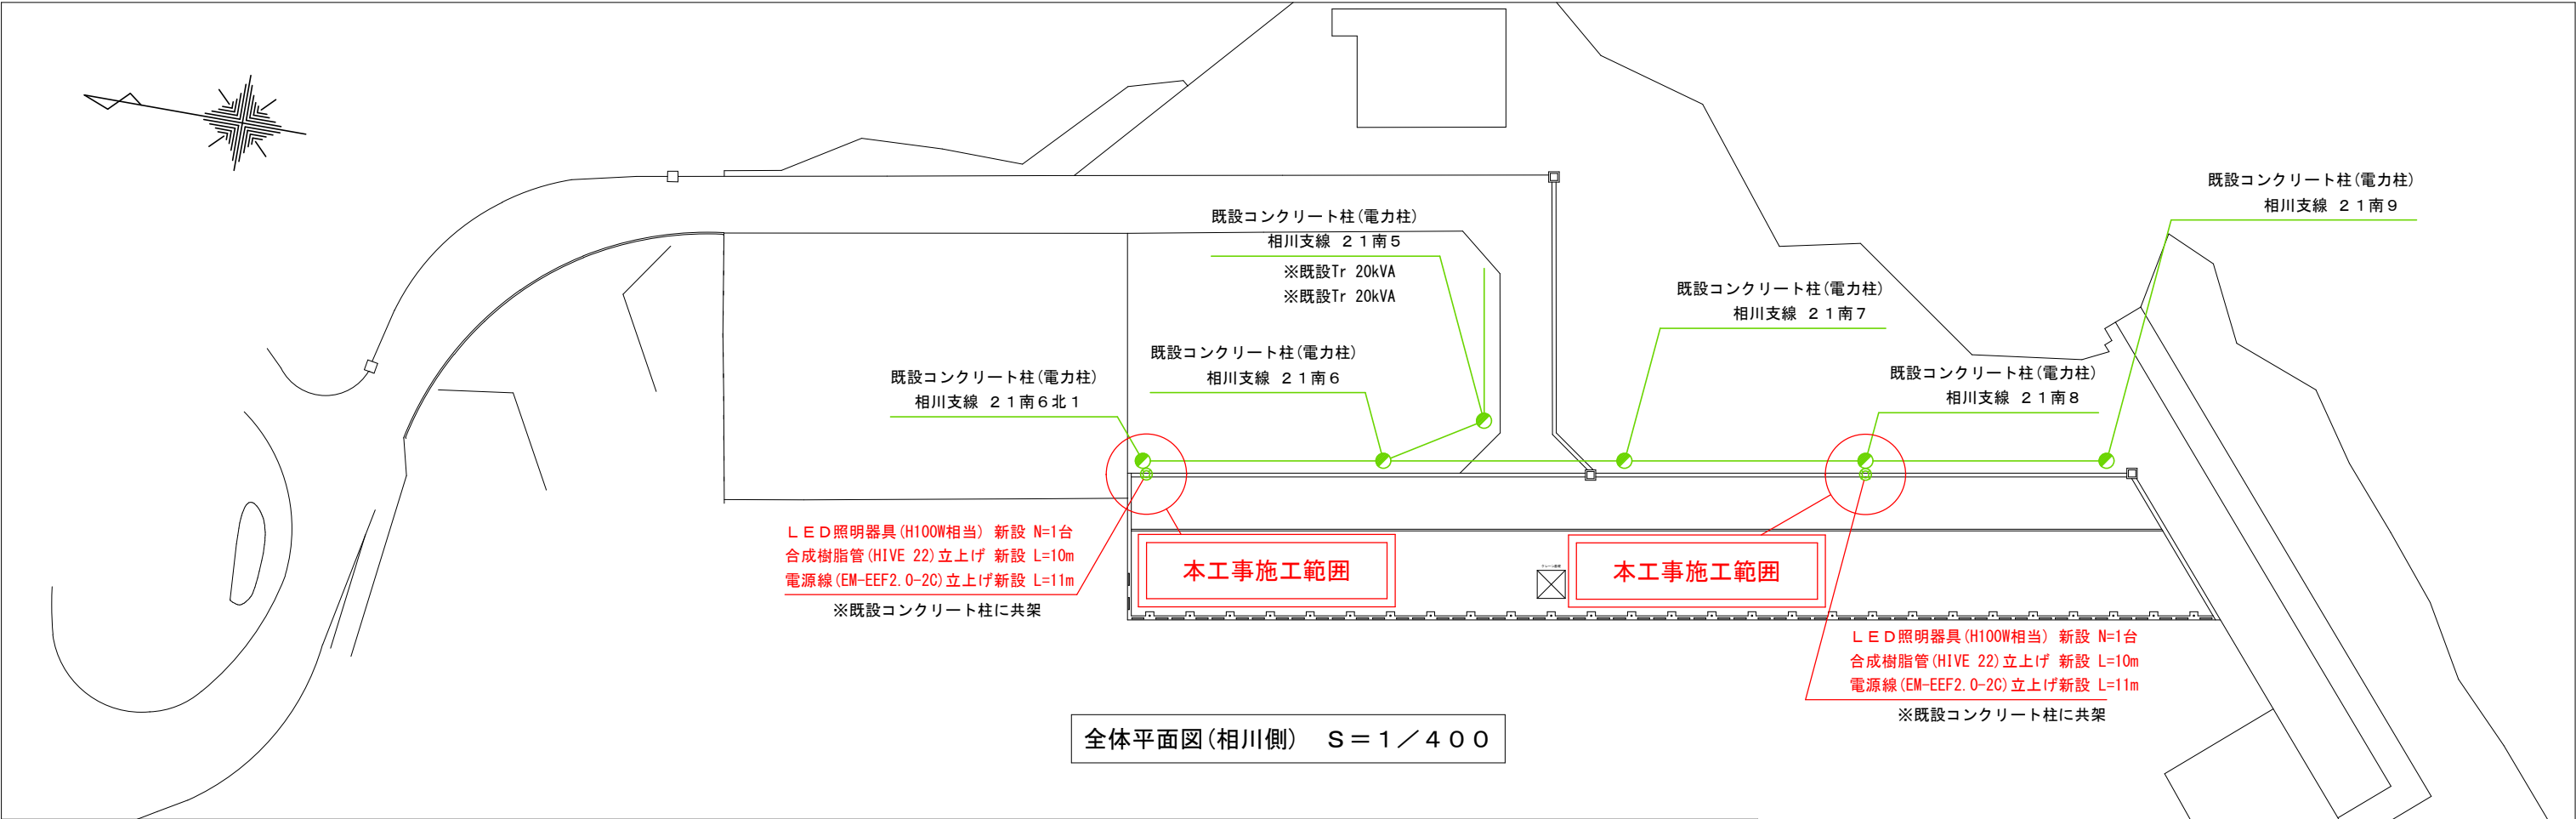

全体平面図(相川側) S = 1 / 4 0 0

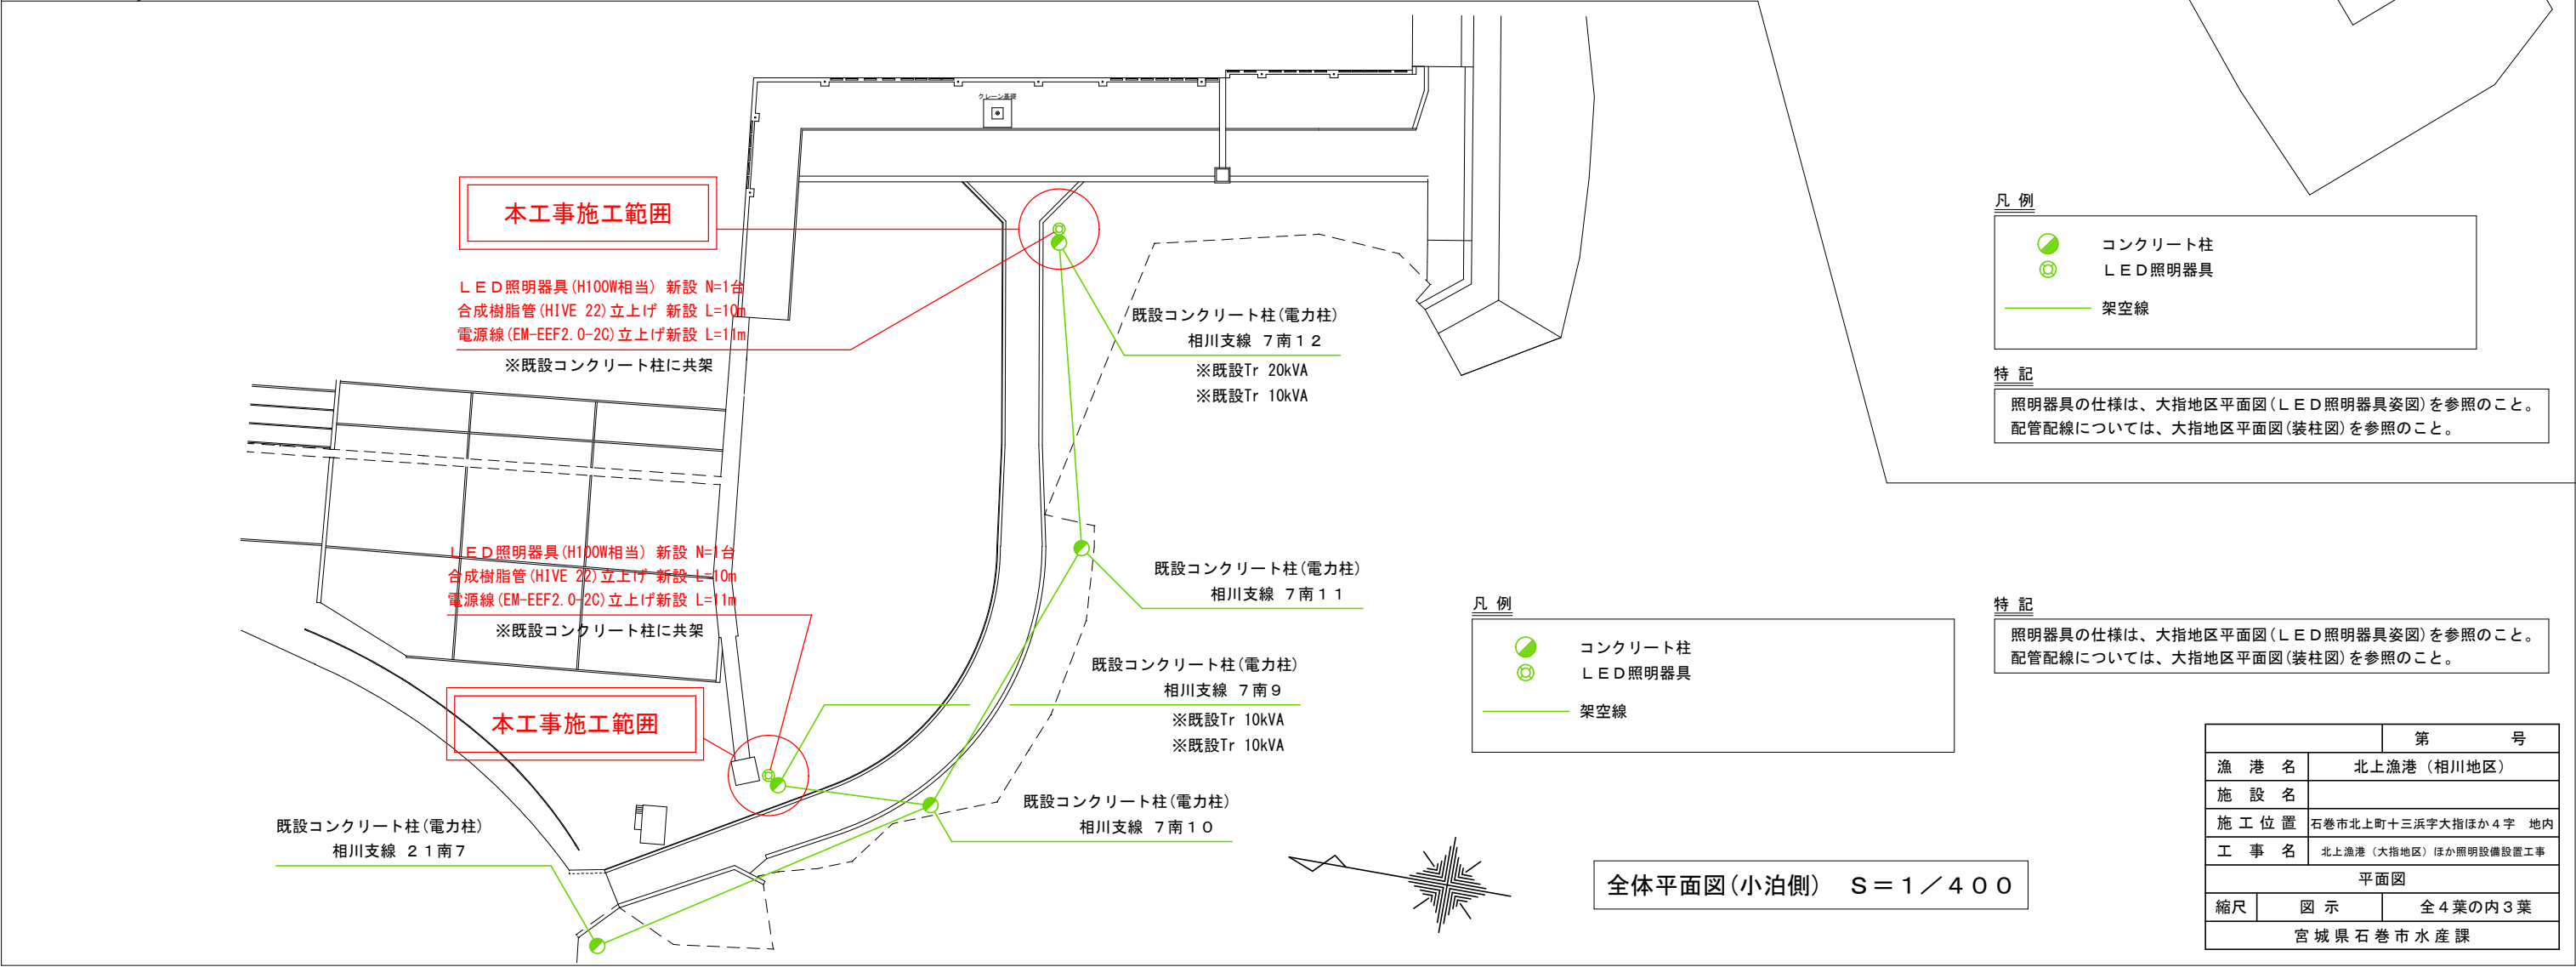

凡 例

- コンクリート柱
- ⊙ LED照明器具
- 架空線

特 記

照明器具の仕様は、大指地区平面図(LED照明器具姿図)を参照のこと。
配管配線については、大指地区平面図(装柱図)を参照のこと。

凡 例


- コンクリート柱
- ⊙ LED照明器具
- 架空線

特 記

照明器具の仕様は、大指地区平面図(LED照明器具姿図)を参照のこと。
配管配線については、大指地区平面図(装柱図)を参照のこと。

第 号	
漁 港 名	北上漁港 (相川地区)
施 設 名	
施 工 位 置	石巻市北上町十三浜字大指ほか4字 地内
工 事 名	北上漁港 (大指地区) ほか照明設備設置工事
平面図	
縮尺	図 示
全4葉の内3葉	
宮城県石巻市水産課	

全体平面図(小泊側) S = 1 / 4 0 0

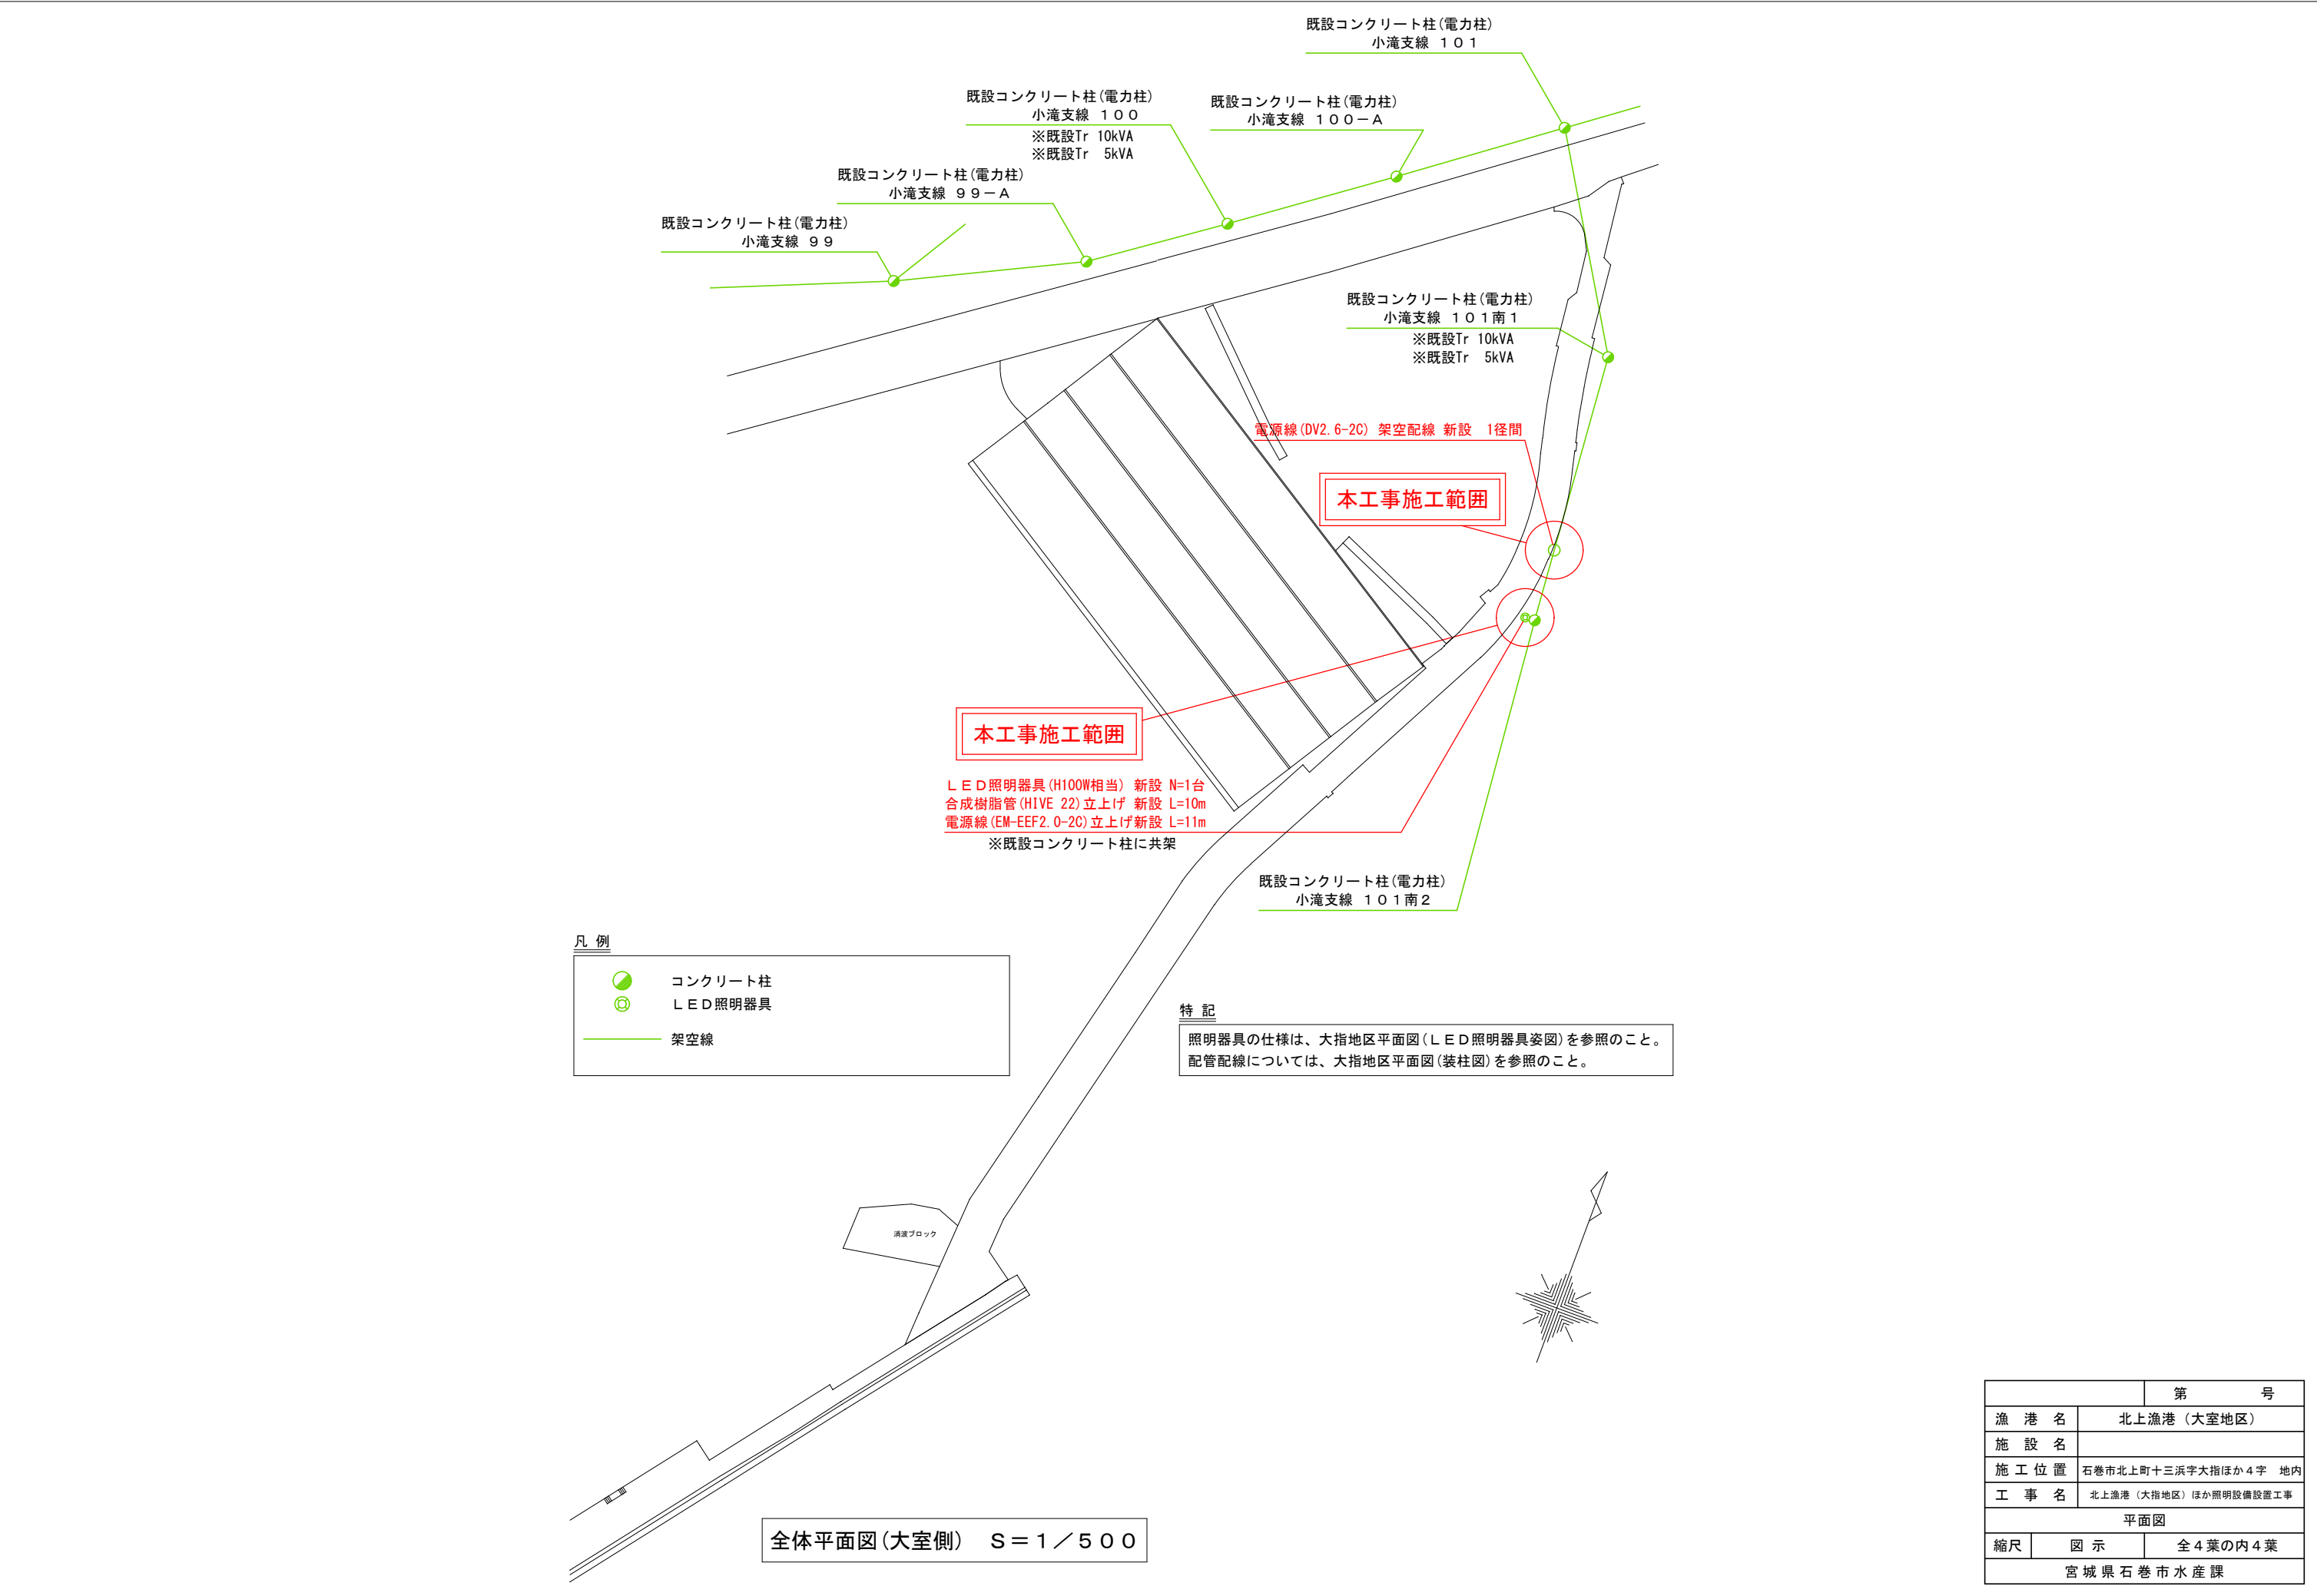

		第 号	
漁 港 名	北上漁港（大室地区）		
施 設 名			
施 工 位 置	石巻市北上町十三浜字大指ほか4字 地内		
工 事 名	北上漁港（大指地区）ほか照明設備設置工事		
平面図			
縮尺	図 示	全4葉の内4葉	
宮城県石巻市水産課			